

Индивидуальный предприниматель
Шилов Сергей Владимирович

Регистрационный номер в реестре членов саморегулируемой организации
и дата регистрации №1408, 23.01.2020г. Ассоциация СРО «ЦЕНТРСТРОЙПРОЕКТ»
Протокол правления №01-2301-Ц-20 от 23.01.2020г.

Заказчик: МБУК «Усть-Абаканская ЦБС»

**Дизайн-проект помещений библиотеки (№16,17), расположенной по адресу: Республика Хакасия,
Усть-Абаканский район, с. Вершино-Биджа, ул. 30 лет Победы, 81**

РАБОЧАЯ ДОКУМЕНТАЦИЯ

Архитектурно-строительные решения,
Дизайн-проект помещений
Силовое электрооборудование
Отопление и вентиляция
Сети связи
Пожарная сигнализация
Технологические решения

04-22-АС, 04-22-ДП, 04-22-ЭС, 04-22-ОВ, 04-22-СС, 04-22-ПС, 04-22-ТХ

Том 1

Инд.№подл.	Подп. и дата	Взам. инв. №

2022 г.

Индивидуальный предприниматель
Шилов Сергей Владимирович

Регистрационный номер в реестре членов саморегулируемой организации
и дата регистрации №1408, 23.01.2020г. Ассоциация СРО «ЦЕНТРСТРОЙПРОЕКТ»
Протокол правления №01-2301-Ц-20 от 23.01.2020г.

Заказчик: МБУК «Усть-Абаканская ЦБС»

**Дизайн-проект помещений библиотеки (№16,17), расположенной по адресу: Республика Хакасия,
Усть-Абаканский район, с. Вершино-Биджа, ул. 30 лет Победы, 81**

РАБОЧАЯ ДОКУМЕНТАЦИЯ

Архитектурно-строительные решения,
Дизайн-проект помещений
Силовое электрооборудование
Отопление и вентиляция
Сети связи
Пожарная сигнализация
Технологические решения

04-22-АС, 04-22-ДП, 04-22-ЭС, 04-22-ОВ, 04-22-СС, 04-22-ПС, 04-22-ТХ

Том 1



Главный инженер проекта

Шилов С.В.

2022 г.

Инов.№ подл.	Подп. и дата	Взам. инв. №

СОСТАВ РАБОЧЕЙ ДОКУМЕНТАЦИИ			
№ тома	Обозначение	Наименование	Примечание
Том 1	04-22-АС	Архитектурно-строительные решения	
	04-22-ДП	Дизайн-проект помещений	
	04-22-ЭМ	Силовое электрооборудование	
	04-22-ОВ	Отопление и вентиляция	
	04-22-СС	Сети связи	
	04-22-ПС	Пожарная сигнализация	
	04-22-ТХ	Технологические решения	
Том 2	04-22-СМ	Смета на строительство объектов капитального строительства.	

						04-22-СП			
Изм.	Кол.уч.	Лист	№ док.	Подпись	Дата				
						Состав рабочей документации	Стадия	Лист	Листов
ГИП		Шилов		03.22			П	1	1
							ИП Шилов С.В.		

Согласовано

Инв. № подл.

Взам. инв. №

Подп. и дата

Ведомость основных комплектов рабочих чертежей

Обозначение	Наименование	Примечание
04-22-АС	Архитектурно-строительные решения	
04-22-ДП	Дизайн-проект помещений	
04-22-ЭС	Силовое электрооборудование	
04-22-ОВ	Отопление и вентиляция	
04-22-СС	Сети и связи	
04-22-ПС	Пожарная сигнализация	
04-22-ТХ	Технологические решения	

Ведомость рабочих чертежей основного комплекта АС

Лист	Наименование	Примечание
1-2	Общие данные	
3	Ведомость отделки помещений	
4	Фрагмент плана 2 этажа до капитального ремонта	
5	Дефектная ведомость, Экспликация разбираемых полов	
6	Фрагмент плана 2 этажа после капитального ремонта	
7	Экспликация проектируемых полов	
	Ведомость перемычек	

Ведомость спецификаций

Лист	Наименование	Примечание
7	Спецификация элементов заполнения проемов	
	Спецификация элементов перемычек	

Ведомость ссылочных и прилагаемых документов

Обозначение	Наименование	Примечание
	Ссылочные документы	
ГОСТ 530-2012	Кирпич и камни керамические	
ГОСТ 23279-2012	Сетки арматурные для железобетонных	
	конструкций и изделий	
ГОСТ 32314-2012	Изделия из минеральной ваты	
ГОСТ 475-2016	Блоки дверные деревянные и комбинированные	
ГОСТ Р 57327-2016	Двери металлические противопожарные	
ГОСТ 5781-82*	Сталь горячекатаная для армирования	
	железобетонных конструкций	
ГОСТ 8509-93	Уголки стальные горячекатаные равнополочные	
ГОСТ 28778-90	Болты самоанкирующиеся распорные для	
	строительства	

						04-22-АС				
						Дизайн-проект помещений библиотеки (№16,17), расположенной по адресу: Республика Хакасия, Усть-Абаканский район, с.Вершино-Биджа, ул. 30 лет Победы, 81				
ИЗМ.	КОЛ.УЧ	ЛИСТ	№ ДОК.	ПОДПИСЬ	ДАТА					
ГИП		Шилов			03.22			СТАДИЯ	ЛИСТ	ЛИСТОВ
Проверил		Шилов			03.22			Р	1	
Разраб.		Бояров			03.22					
						Общие данные (начало)		ИП Шилов С.В.		
Н.Контр.		Шилов			03.22					

Согласовано

Взам. инв. №

Подп. и дата

Инв. № подл.

Общие указания

Рабочая документация “Дизайн–проект помещения библиотеки (№16,17) сейльского дома культуры, расположенного по адресу: Республика Хакасия, Усть-Абаканский район, с. Вершино–Биджа, ул. 30 лет Победы, 81. Выполнена на основании технического задания – Приложения №1 к Договору № 04–22 на выполнение проектных работ от 01 февраля 2022 г.
Документация соответствует заданию на проектирование, выданным техническим условиям, требованиям действующих технических регламентов, стандартов, сводов правил, других документов, содержащих установленные требования.
Рабочая документация разработана в соответствии с техническими регламентами и нормативными документами:
– СП 118.13330.2012 Актуализированная редакция СНиП 31-06-2009“Общественные здания административного назначения”;
– Федерального закона от 22 июля 2008 г. №123–ФЗ “Технический регламент о требованиях пожарной безопасности”.
Все конструкции и элементы, закрываемые в процессе последующего производства работ, должны быть приняты в соответствии со СП 48.13330.2019 Актуализированная редакция СНиП 12-01-2004* с составлением актов на скрытые работы:

Перечень актов освидетельствования скрытых работ
1. Скрытые работы по кладке (армирование).
2. Акт на устройство дверных блоков.

Перечень актов промежуточной приемки ответственных конструкций
1. Антикоррозионная защита металлических деталей и изделий.
2. Кладка стен, армирование участков стен, укладка конструкционных сеток.

– Класс ответственности здания – II (нормальный ГОСТ 27751-2014)
– Степень огнестойкости здания– II (СП 4.13130.2013)
– Класс конструктивной пожарной опасности – СО (СНиП 21-01-97)
– Класс функциональной пожарной опасности – Ф2.1 (ФЗ-123)

Сведения о нагрузках и воздействиях:
– Сейсмичность района – 7 баллов (СП 131.13130.2020).
– Климатический район – 1.
– Климатический подрайон – 1В (СП 131.13130.2020).
– Ветровой район –III.
– Нормативное давление ветра – 0,38 кПа (СП 131.13130.2020).
– Снеговой район – II.
– Вес снеговой нагрузки –1,0 кПа(СП 131.13130.2020).

Конструктивная схема:
Здание с продольными несущими внутренними и наружными стенами. Жесткость здания обеспечивается совместной работой продольных и поперечных стен и жестким диском в уровне перекрытия.
Объемно–планировочное решение:
Здание сложной формой в плане с размерами по наружным граням 30,62x45,76м. Здание 2–х этажное с подвалом.
Высота помещений варьируется от 2,6 м до 7,7 м.
За условную отметку 0,000 принята отметка уровня чистого пола первого этажа.

Конструктивное решение здания:
Фундаменты – фундаментные бетонные блоки.
Наружные стены – кирпичные с расшивкой швов t=640 мм;
Внутренние стены – кирпичные t= 380 мм;
Перекрытие междуэтажное –железобетонные плиты;
Внутренняя отделка – разбираемая: водоэмульсионная краска, обои, деревянная отделка колонн. Проектируемая: согласно ведомости отделки помещений (см. лист 3).
Полы – разбираемые: дощатые, линолеум. Проектируемые: согласно экспликации полов (см. лист 7).
Двери – разбираемые: деревянные, металлические. Проектируемые: противопожарные, деревянные.
Окна – существующие ПВХ

Рабочей документацией предусмотрены следующие работы:
– выполнить демонтаж отделки, дверей, полов, плитки, откосов, подоконных досок, согласно дефектной ведомости на листе 5;
– выполнить увеличение дверных проемов согласно листа 6;
– выполнить закладку ниш, согласно листа 6;
– выполнить внутреннюю отделку помещений, согласно листа 4;
– выполнить полы, согласно листа 7;

Техника безопасности
При выполнении строительных работ необходимо соблюдать правила техники безопасности в соответствии с требованиями главы СНиП 12-03-2001, СНиП 12-04-2002 “Безопасность труда в строительстве”, а также руководствоваться всеми действующими правилами охраны труда и техники безопасности.

Пожарная безопасность
С учетом требований СП 112.13330.2011 “Пожарная безопасность зданий и сооружений” и Федерального закона от 22 июля 2008 г. № 123–ФЗ “Технический регламент о требованиях пожарной безопасности”, для обеспечения пожарной безопасности предусмотрены следующие мероприятия:
1. Размеры и геометрия проектируемых эвакуационных выходов и путей эвакуации соответствуют ст.89 Федерального закона 123–ФЗ;
2. Для отделки стен, на путях эвакуации, использована отделка, которая не превышает пожарную опасность для стен и потолков НГ;
3. Открывание эвакуационных дверей предусмотрено по направлению выхода из здания;
4. Эвакуация из помещений второго этажа осуществляется через две лестничные клетки;

Основные технико–экономические показатели
Площадь помещений до капитального ремонта – 167,0 м²
Площадь помещений после капитального ремонта – 170,33 м²

						04–22–АС				
						Дизайн–проект помещений библиотеки (№16,17), расположенной по адресу: Республика Хакасия, Усть–Абаканский район, с.Вершино–Биджа, ул. 30 лет Победы, 81				
ИЗМ.	КОЛ.УЧ	ЛИСТ	№ ДОК.	ПОДПИСЬ	ДАТА			СТАДИЯ	ЛИСТ	ЛИСТОВ
ГИП		Шилов			03.22			Р	2	
Проверил		Шилов			03.22					
Разраб.		Бояров			03.22					
Н.Контр.		Шилов			03.22	Общие данные (окончание)		ИП Шилов С.В.		

Площадь помещений после капитального ремонта – 170,33 м²

						04-22-АС				
						Дизайн-проект помещений библиотеки (№16,17), расположенной по адресу: Республика Хакасия, Усть-Абаканский район, с.Вершино-Буджа, ул. 30 лет Победы, 81				
ИЗМ.	КОЛ.УЧ	ЛИСТ	№ ДОК.	ПОДПИСЬ	ДАТА					
ГИП		Шилов			03.22			СТАДИЯ	ЛИСТ	ЛИСТОВ
Проверил		Шилов			03.22			Р	2	
Разраб.		Бояров			03.22					
Н.Контр.		Шилов			03.22	Общие данные (окончание)		ИП Шилов С.В.		


Ведомость отделки помещений									
Наименование или номер помещения	Вид отделки элементов интерьеров								Примечание
	Потолок	Пло- щадь	Кирпичные стены и перегородки	Пло- щадь	Панель, h(м)	Пло- щадь	Откосы	Пло- щадь	
Библиотека(17), Кабинет (18)	Подвесной потолок "АРМСТРОНГ" Ригели-затирка сухими смесями, улучшенная водоэмульсионная окраска ВД-АК120 по грунту ВД-АК-У	153,97	<u>Кирпичные:</u> Улучшенная штукатурка, водоэмульсионная окраска ВД-АК-120 по грунту ВД-АК-01-У	197,82	-//-	-//-	<u>Оконные:</u> Утепленные сэндвич-панели	31,25	
		21,36					Улучшенная штукатурка, водоэмульсионная окраска ВД-АК-120 по грунту ВД-АК-01-У, водоэмульсионная окраска ВД-ВА-110 (моющаяся) по грунту ВД-АК-01-У на высоту панели		
Книгохранилище (16)	Затирка сухими смесями, улучшенная водоэмульсионная окраска ВД-АК-120 по грунту ВД-АК-У	8,96	<u>Кирпичные:</u> Улучшенная штукатурка, водоэмульсионная окраска ВД-АК-120 по грунту ВД-АК-01-У	54,8	-//-	-//-	-//-	-//-	

Инв. № подл.	Подп. и дата	Взам. инв. №	Согласовано		

						04-22-АС		
						Дизайн-проект помещений библиотеки (№16,17), расположенной по адресу: Республика Хакасия, Усть-Абаканский район, с.Вершино-Биджа, ул. 30 лет Победы, 81		
ИЗМ.	КОЛ.УЧ	ЛИСТ	№ ДОК.	ПОДПИСЬ	ДАТА			
ГИП		Шилов		03.22		СТАДИЯ	ЛИСТ	ЛИСТОВ
Проверил		Шилов		03.22		Р	З	
Разраб.		Бояров		03.22				
Н.Контр.		Шилов		03.22		Ведомость отделки помещений		ИП Шилов С.В.

Фрагмент плана 2 этажа до капитального ремонта

Экспликация помещений до капитального ремонта

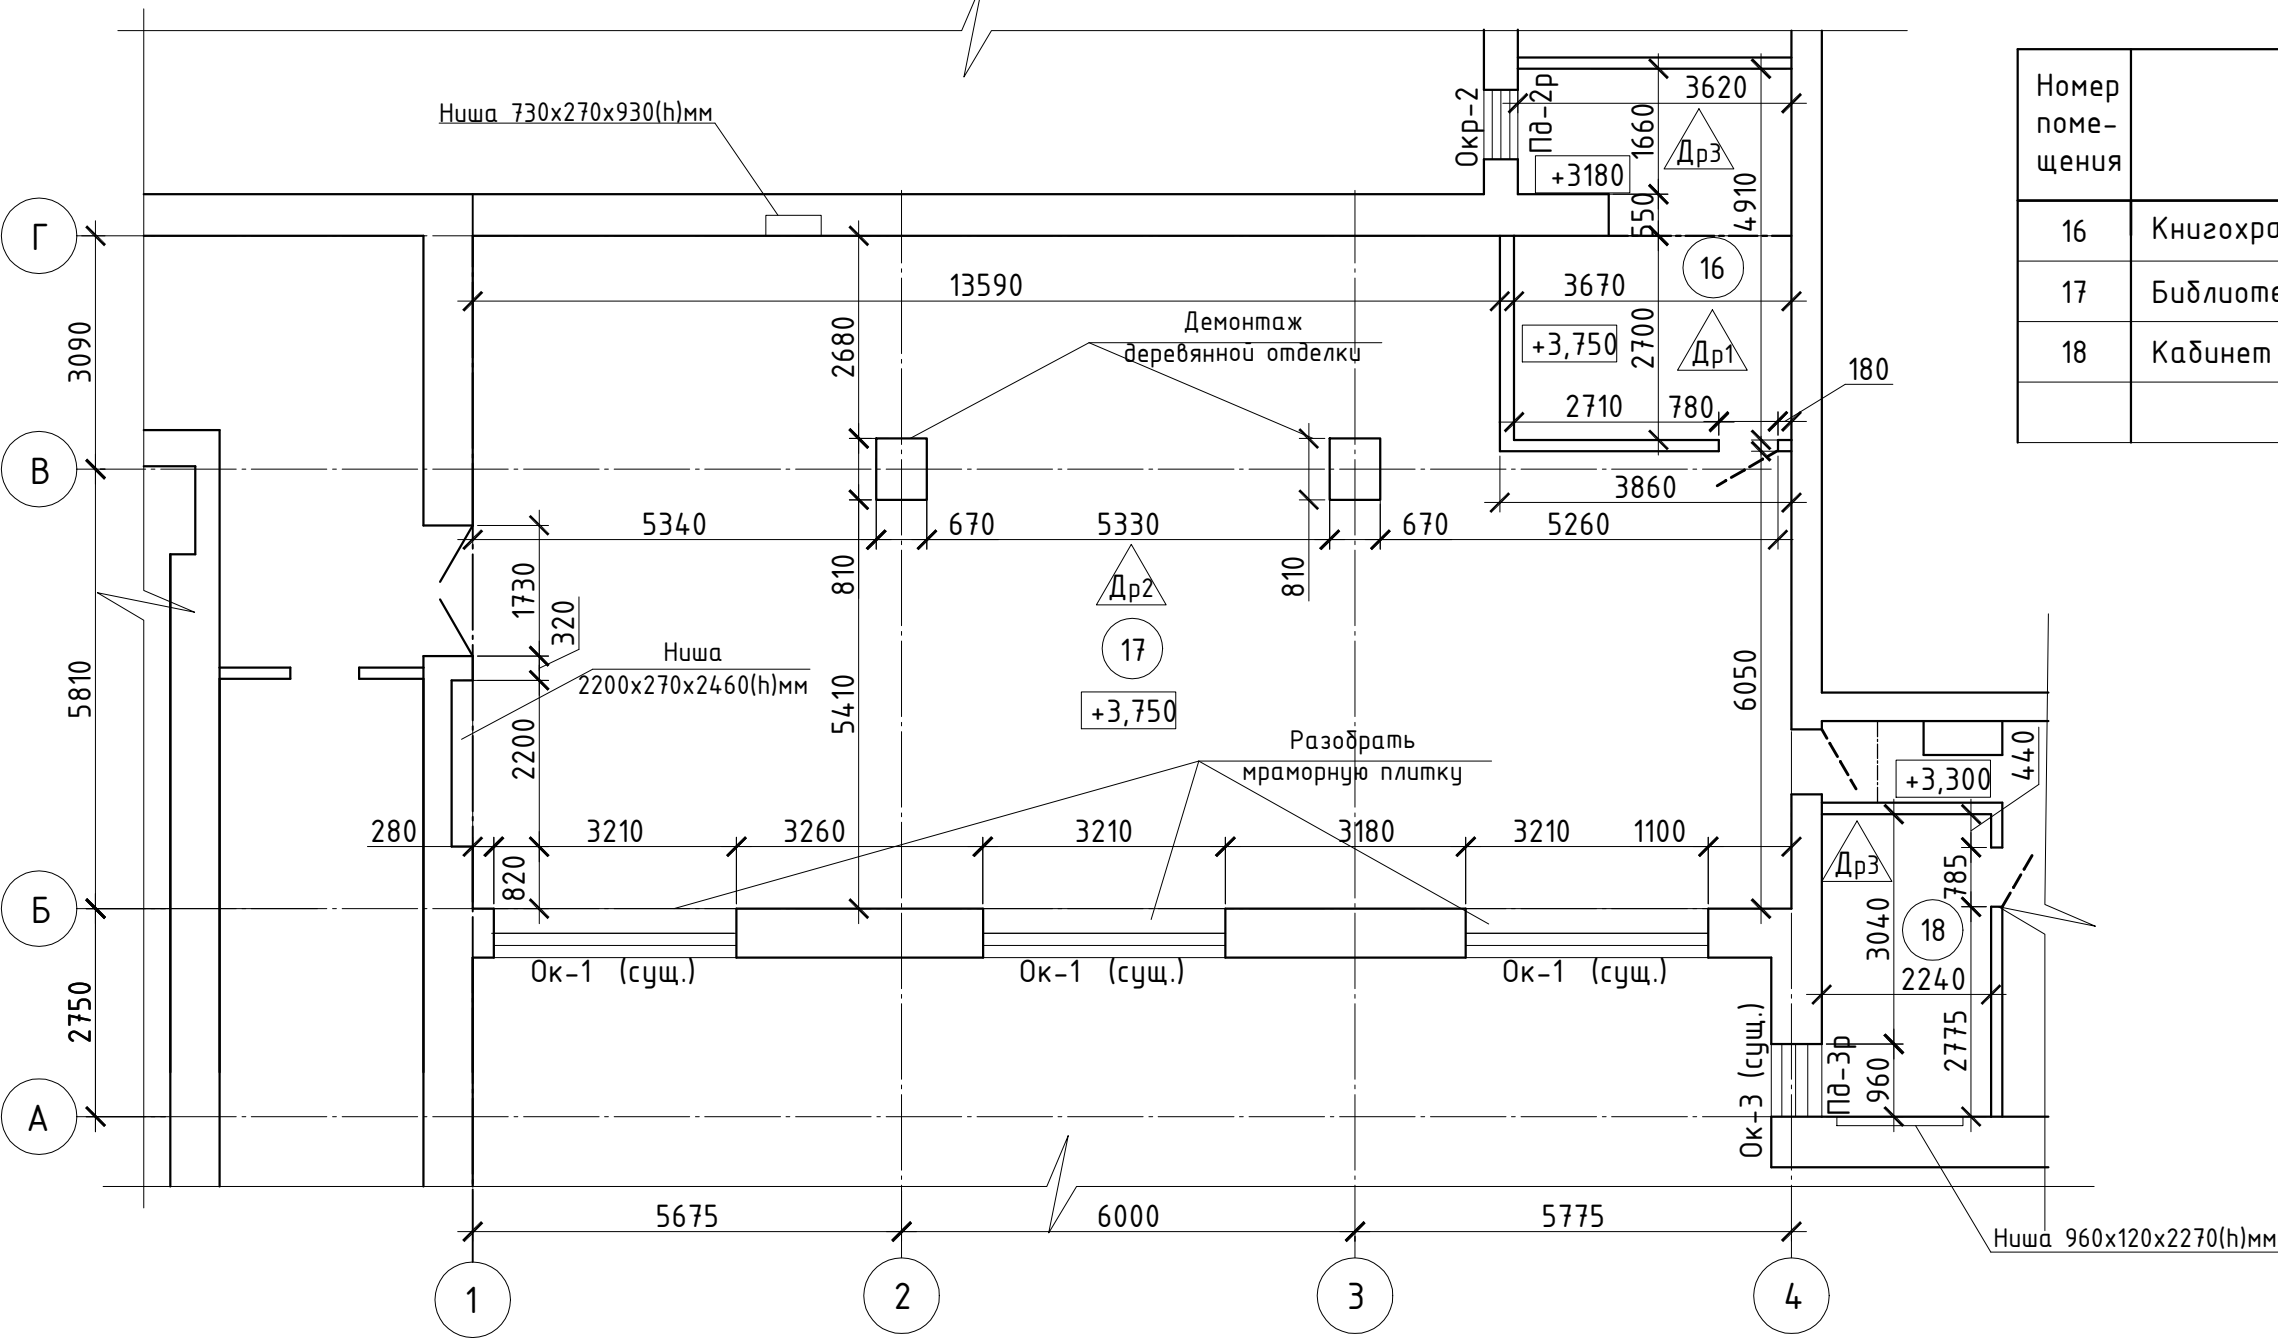

Номер помещения	Наименование	Площадь м²	Кат. помещения
16	Книгохранилище	16,0	
17	Библиотека	142,0	
18	Кабинет	9,0	
Итого:		167,0	

Условные обозначения

- — — — — раздираемые дверные блоки
- Др1 — — — — — раздираемые полы
- Пд-2р — — — — — раздираемые подоконники
- граница полов
- — — — — существующие дверные блоки

1. Данный лист смотреть совместно с листом 5.
2. Экспликацию раздираемых полов смотри на листе 5.
3. Общая площадь закладываемых ниш глубиной 250мм S=5,72м².

						04-22-АС			
						Дизайн-проект помещений библиотеки (№16,17), расположенной по адресу: Республика Хакасия, Усть-Абаканский район, с.Вершино-Биджа, ул. 30 лет Победы, 81			
ИЗМ.	КОЛ.УЧ	ЛИСТ	№ ДОК.	ПОДПИСЬ	ДАТА				
ГИП		Шилов			03.22		СТАДИЯ	ЛИСТ	ЛИСТОВ
Проверил		Шилов			03.22		Р	4	
Разраб.		Бояров			03.22				
Н.Контр.		Шилов			03.22	Фрагмент плана 2 этажа до капитального ремонта		ИП Шилов С.В.	

Дефектная ведомость

Поз.	Вид работ	Ед. изм.	Кол-во	Примечание
1	Демонтаж деревянных дверных блоков:			
	860х2060(н)мм	шт.	1	
	780х2020(н)мм	шт.	1	
	785х1990(н)мм	шт.	1	
2	Демонтаж отделки помещений:			
	цем.-песч. штукатурка	м ²	245,1	
	деревянной отделки колонн	м ²	17,06	
3	Демонтаж деревянного плинтуса:	м	85,73	
4	Демонтаж подоконных досок ПВХ:			
Пд-Зр	1060х570х25мм	шт.	1	
5	Демонтаж откосов ПВХ:			
	3210х400х25мм	шт.	3	
	2740х400х25мм	шт.	6	
	1060х570х25мм	шт.	1	
6	Демонтаж деревянных подоконных досок:			
	2270х570х25мм	шт.	2	
	1000х300х32мм	шт.	1	
	Демонтаж мраморной плитки:			
	плитка t=10мм	м ²	3,85	
	цем.-песч. стяжки t=30мм	м ²	3,85	

Экспликация разбираемых полов


Наименование помещения	Тип пола	Схема пола или тип пола по серии	Данные элементов пола (наименование, толщина, основание и др.), мм	Площадь, м ²
Книго-хранилище (16)	Др1		Доски ДП-35 (разобрать) -35 Лага 100х40(н) (разобрать) -40 Звукоизоляционная ленточная прокладка из минеральных матов прошивных (разобрать) -20 Стяжка из цем.-песч. раствора марки М150 (разобрать) -20 Ж.б. плита (сущ.)	8,66
Библиотека (17)	Др2		Листы ДВП (разобрать) -2,5 Доски ДП-35 (разобрать) -35 Лага 100х40(н) (разобрать) -40 Звукоизоляционная ленточная прокладка из минеральных матов прошивных (разобрать) -20 Стяжка из цем.-песч. раствора марки М150 (разобрать) -20 Ж.б. плита (сущ.)	14,2,0
Кабинет (18), Книго-хранилище (16)	Др3		Линолиум (разобрать) -2 Доски ДП-35 (разобрать) -35 Лага 100х40(н) (разобрать) -40 Звукоизоляционная ленточная прокладка из минеральных матов прошивных (разобрать) -20 Стяжка из цем.-песч. раствора марки М150 (разобрать) -20 Ж.б. плита (сущ.)	16,34

1. Данный лист смотреть совместно с листом 4.
2. Демонтаж мин. плиты в полах марки Др2, Вообщ.=5,71 м³.

						04-22-АС			
						Дизайн-проект помещений библиотеки (№16,17), расположенной по адресу: Республика Хакасия, Усть-Абаканский район, с.Вершино-Биджа, ул. 30 лет Победы, 81			
ИЗМ.	КОЛ.УЧ	ЛИСТ	№ ДОК.	ПОДПИСЬ	ДАТА				
ГИП		Шилов			03.22		СТАДИЯ	ЛИСТ	ЛИСТОВ
Проверил		Шилов			03.22		Р	5	
Разраб.		Бояров			03.22				
Н.Контр.		Шилов			03.22	Дефектная ведомость, Экспликация разбираемых полов		ИП Шилов С.В.	

Фрагмент плана 2 этажа после капитального ремонта

Экспликация помещений после капитального ремонта

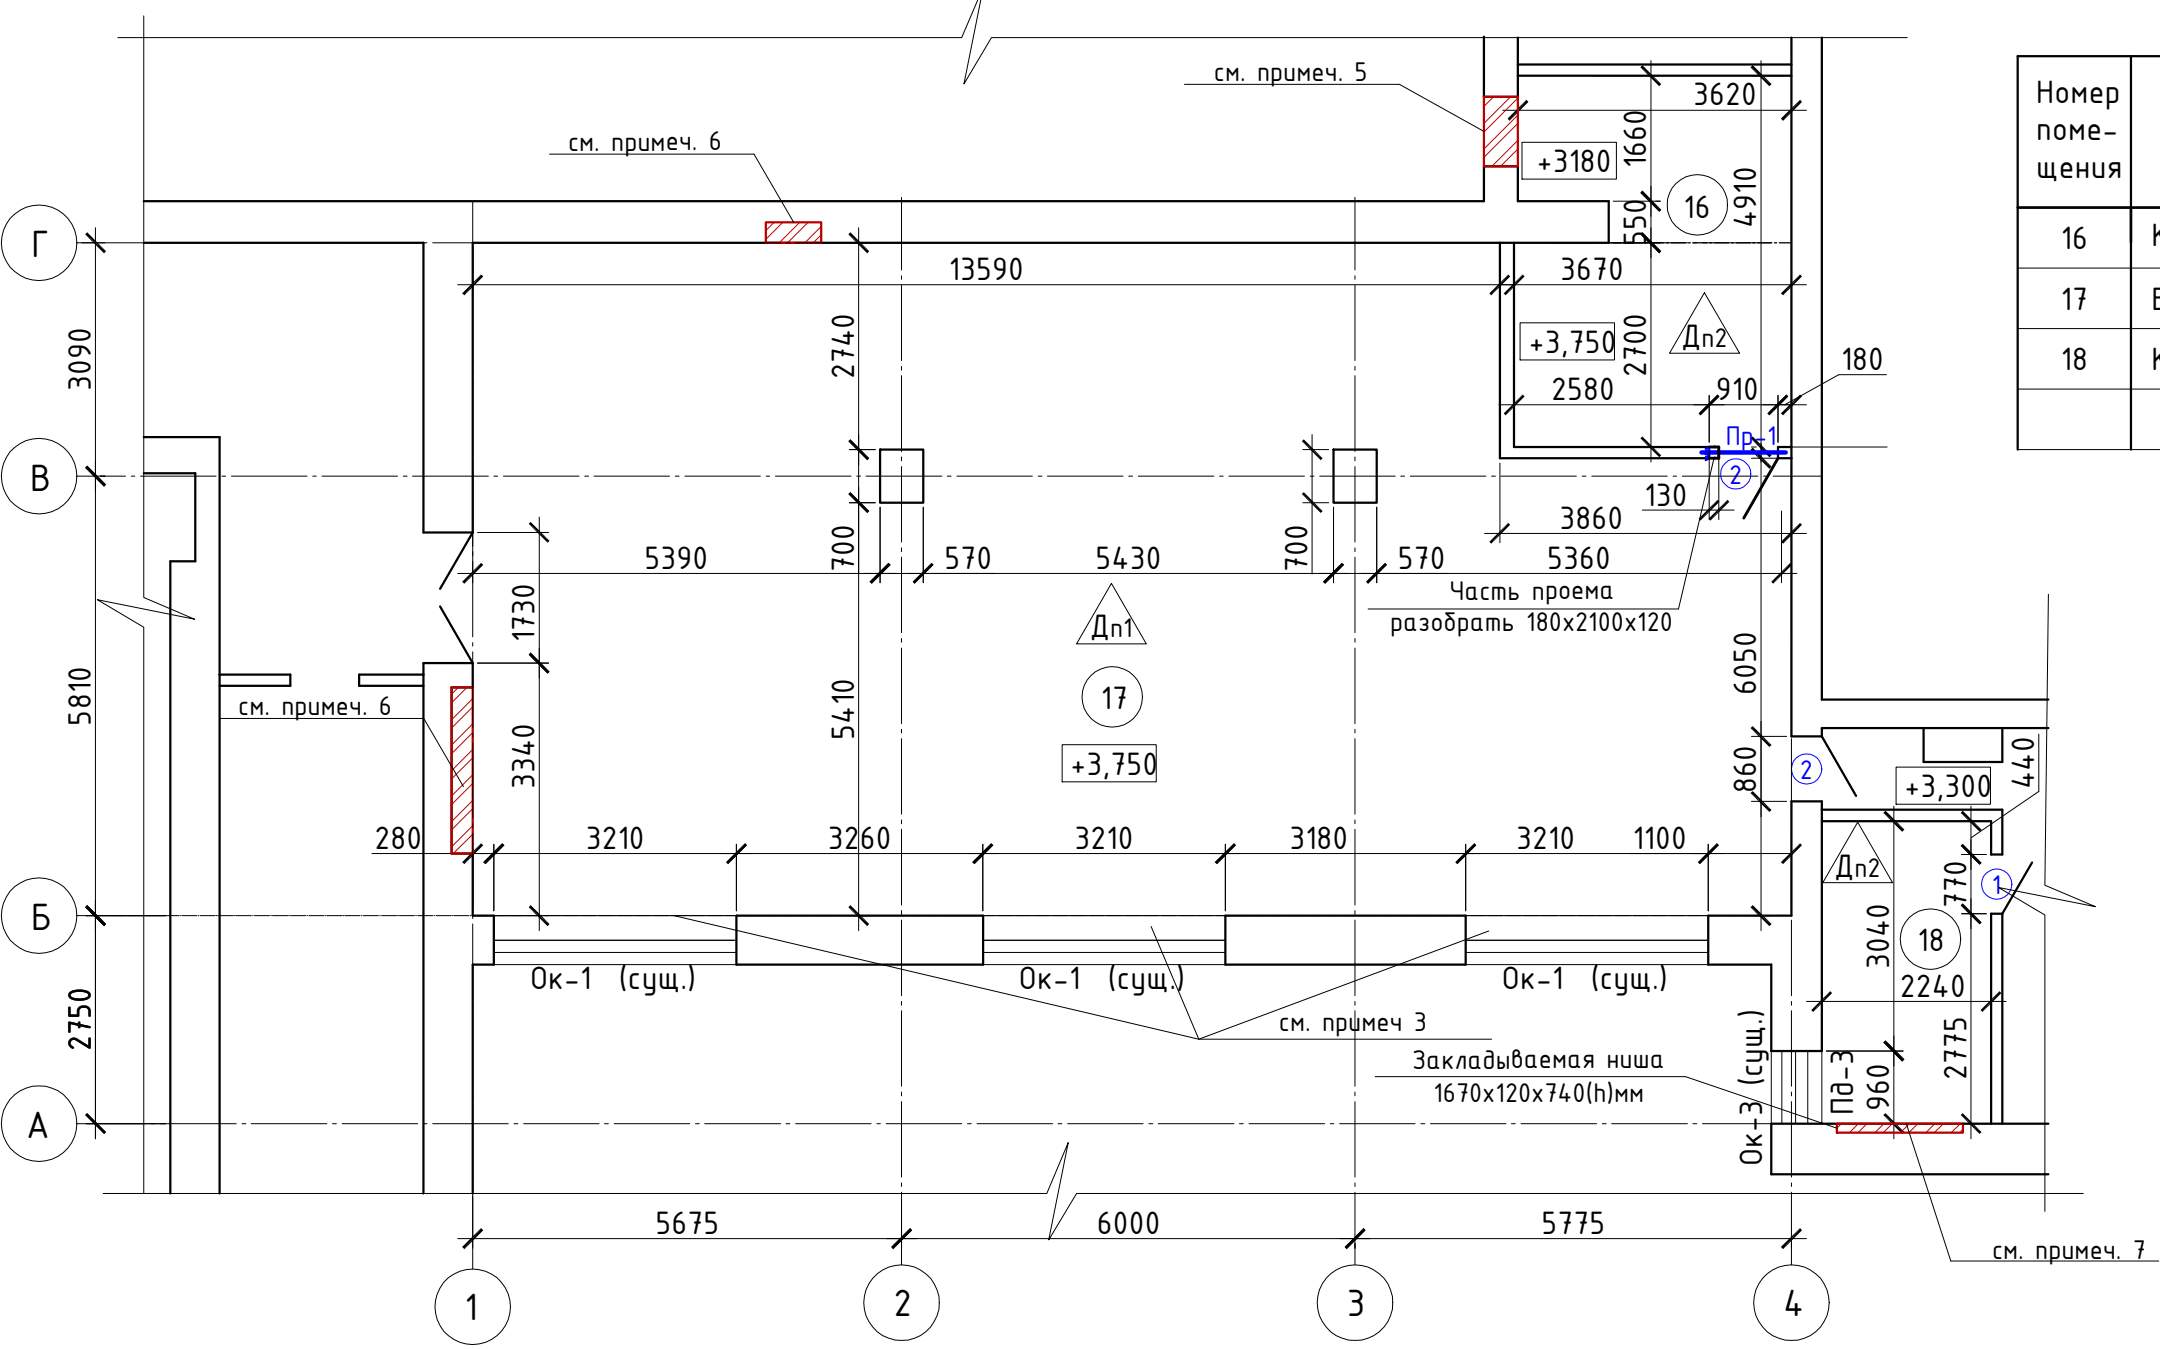

Номер помещения	Наименование	Площадь м²	Кат. помещения
16	Библиотека	17,25	
17	Библиотека	144,12	
18	Кабинет	8,96	
Итого:		170,33	

Условные обозначения

- существующие конструкции
- проектируемый дв. блок
- проектируемый полы
- проектируемые окна
- проектируемые ниши

- Данный лист смотреть совместно с листами 4, 5, 7.
- Спецификацию заполнения проемов смотри на листе 7.
- Выполнить укладку керамической плитки с расшивкой швов выполнить сухими смесями "Litokol", по цементно-песчаному основанию, в уровень пола. Сообщ.=3,85 м².
- Площади керамогранитной плитки указаны без учета подрезки.
- Оконный проем заложить кирпичом керамическим полнотелым Кр-р-по 250x120x65 1НФ/100/2,0/25 ГОСТ 530-2012 на растворе М50; t=380мм Сообщ.=1 м². Кладку армировать кладочными сетками, через 5 рядов кладки по высоте, 4Вр-1 100x100 по ГОСТ 23279-2012: b=400мм, Лообщ.=14,6м Мообщ.=1,34кг.
- Заложить нишу из кирпича керамического полнотелого Кр-р-по 250x120x65 1НФ/100/2,0/25 ГОСТ 530-2012 на растворе М50; t=270мм Сообщ.=6,09 м² Кладку армировать кладочными сетками, через 5 рядов кладки по высоте, 4Вр-1 100x100 по ГОСТ 23279-2012: b=270мм, Лообщ.=23,6м. Мообщ.=2,19кг.
- Заложить нишу из кирпича керамического полнотелого Кр-р-по 250x120x65 1НФ/100/2,0/25 ГОСТ 530-2012 на растворе М50; t=120мм Сообщ.=1,24 м² Кладку армировать кладочными сетками, через 5 рядов кладки по высоте, 4Вр-1 100x100 по ГОСТ 23279-2012: b=120мм, Лообщ.=5,17м. Мообщ.=0,48кг.

						04-22-АС				
						Дизайн-проект помещений библиотеки (№16,17), расположенной по адресу: Республика Хакасия, Усть-Абаканский район, с.Вершино-Биджа, ул. 30 лет Победы, 81				
ИЗМ.	КОЛ.УЧ	ЛИСТ	№ ДОК.	ПОДПИСЬ	ДАТА					
ГИП		Шилов			03.22			СТАДИЯ	ЛИСТ	ЛИСТОВ
Проверил		Шилов			03.22			Р	6	
Разраб.		Бояров			03.22					
Н.Контр.		Шилов			03.22	Фрагмент плана 2 этажа после капитального ремонта		ИП Шилов С.В.		

Спецификация элементов заполнения проемов

Поз.	Обозначение	Наименование	Кол.	Масса ед.,кг	Приме- чание
Двери					
1	ГОСТ 475-2016	ДГ 21-8Л	1		
2	ГОСТ Р 57327-2016	ДПС 01 2100-910 правая EI60	2		
Подоконные доски					
Пд-3	Индивидуальные из ПВХ	25x1060x570	1		

Ведомость перемычек

Марка	Схема сечения
Пр-1 (1 шт.)	

Спецификация элементов перемычек

Поз.	Обозначение	Наименование	Кол.	Масса ед. кг	Приме- чание
1		Уголок 75x5 ГОСТ 8509-93 С245 ГОСТ 27772-2015 L=1410	1	8,18	
БСР	ГОСТ 28778-90	M10x100	4	0,09	

Экспликация проектируемых полов

Наимено- вание помещения	Тип пола	Схема пола или тип пола по серии	Данные элементов пола (наименование, толщина, основание и др.), мм	Площадь, м ²
Библиотека (17)	Дп1		Линолеум "Tarkett Acczent Minerall" (Г1, В2, РП-1, Д2, Т2) на прослойке клея -3 Фанера влагостойкая -10 Доски ДП-35 ГОСТ 8242-88 -35 Лага 100x50(н) ГОСТ 24454-80Е -50 Плита древесноволокнистая 120x25(н) ГОСТ 4598-86 -25 Стяжка из цементно-песчаного раствора М150 -20 Ж/б плита (сущ.)	144,12
Книгохра- нилище (16), Кабинет (18)	Дп2		Линолеум "Tarkett Acczent Minerall" (Г1, В2, РП-1, Д2, Т2) на прослойке клея -3 Фанера влагостойкая -10 Доски ДП-35 ГОСТ 8242-88 -35 Лага 100x50(н) ГОСТ 24454-80Е -50 Плита древесноволокнистая 120x25(н) ГОСТ 4598-86 -25 Стяжка из цементно-песчаного раствора М150 -20 Ж/б плита (сущ.)	26,21

- Данный лист смотреть листом 6.
- В полах марки Дп1 выполнить укладку плит из каменной ваты ТЕХНОНЕКОЛЬ"ТЕХНОАКУСТИК" по ГОСТ 32314-2012 t=50мм. Voбщ.=5,71 м³
- Плинтус выполнять ПВХ в цвет пола, Loбщ.= 85,73 м.
- Устройство полов производить после прокладки коммуникаций электротехнической части.
- Все деревянные элементы полов защитить от возгорания биопиреном "Пирилакс-3000" до класса пожарной опасности Г1, В1, ДЗ+, Т2, РП1.
- Зазоры между дверными, оконными блоками и проемами заполнить монтажной пеной. Примерный расход пены на 1 м² проема - 0,3 балона.

						04-22-АС		
						Дизайн-проект помещений библиотеки (№16,17), расположенной по адресу: Республика Хакасия, Усть-Абаканский район, с.Вершино-Биджа, ул. 30 лет Победы, 81		
ИЗМ.	КОЛ.УЧ	ЛИСТ	№ ДОК.	ПОДПИСЬ	ДАТА			
ГИП	Шилов			03.22				СТАДИЯ
Проверил	Шилов			03.22				Р
Разраб.	Бояров			03.22				ЛИСТ
								ЛИСТОВ
Н.Контр.	Шилов			03.22	Экспликация проектируемых полов, Ведомость перемычек			ИП Шилов С.В.

Согласовано

Взам. инв. №

Подп. и дата

Инв. № подл.

Инв. № подл.	Подп. и дата	Взам. инв. №



						04-22 - ДП			
						Дизайн-проект помещений библиотеки (№16,17), расположенной по адресу: Республика Хакасия, Усть-Абаканский район, с.Вершино-Биджа, ул. 30 лет Победы, 81			
Изм.	Кол.уч.	Лист	№ док.	Подп.	Дата				
ГИП		Шилов			02.22	Стадия		Лист	Листов
						П		1	
Проверил		Шилов			02.22	Визуализация интерьеров. Вид сверху		ИП Шилов С.В.	
Разработал		Топоева							
Н.Контроль		Шилов			02.22				



ВИД 1



ВИД 2



ВИД 3

Взам. инв. №	
Подп. и дата	
Инв. № подл.	

						04-22 - ДП			
						Дизайн-проект помещений библиотеки (№16,17), расположенной по адресу: Республика Хакасия, Усть-Абаканский район, с.Вершино-Биджа, ул. 30 лет Победы, 81			
Изм.	Кол.уч.	Лист	№ док.	Подп.	Дата				
ГИП		Шилов			02.22	Стадия		Лист	Листов
						П		2	
Разработал		Топоева			02.22	Визуализация интерьеров			
Проверил		Шилов							
Н.Контроль		Шилов			02.22	ИП Шилов С.В.			



ВИД 5



ВИД 4

Инв. № подл.	
Подп. и дата	
Взам. инв. №	

						04-22 - ДП			
						Дизайн-проект помещений библиотеки (№16,17), расположенной по адресу: Республика Хакасия, Усть-Абаканский район, с.Вершино-Биджа, ул. 30 лет Победы, 81			
Изм.	Кол.уч.	Лист	№ док.	Подп.	Дата		Стадия	Лист	Листов
ГИП		Шилов			02.22		П	3	
Разраб.		Топоева			02.22	Визуализация интерьеров	ИП Шилов С.В.		
Проверил		Шилов							
Н.Контроль		Шилов			02.22				



ВИД 7



ВИД 6

Взам. инв. №	
Подп. и дата	
Инв. № подл.	

						04-22 - ДП			
						Дизайн-проект помещений библиотеки (№16,17), расположенной по адресу: Республика Хакасия, Усть-Абаканский район, с.Вершино-Биджа, ул. 30 лет Победы, 81			
Изм.	Кол.уч.	Лист	№ док.	Подп.	Дата				
ГИП		Шилов			02.22	Стадия		Лист	Листов
						П		4	
Разраб.		Топоева			02.22				
Проверил		Шилов							
Н.Контроль		Шилов			02.22	Визуализация интерьеров		ИП Шилов С.В.	



ВИД 8




ВИД 9

Инв. № подл.	Подп. и дата	Взам. инв. №

						04-22 - ДП		
						Дизайн-проект помещений библиотеки (№16,17), расположенной по адресу: Республика Хакасия, Усть-Абаканский район, с.Вершино-Биджа, ул. 30 лет Победы, 81		
Изм.	Кол.уч.	Лист	№ док.	Подп.	Дата		Стадия	Лист
ГИП		Шилов			02.22		П	5
Выполнил		Топоева			02.22			
Проверил		Шилов						
Н.Контроль		Шилов			02.22	Визуализация интерьеров	ИП Шилов С.В.	

		Ведомость основных комплектов рабочих чертежей									
		Обозначение		Наименование		Примечание					
		04-22-АС		Архитектурно-строительные решения							
		04-22-ДП		Дизайн-проект помещений							
		04-22-ЭС		Силовое электрооборудование							
		04-22-ОВ		Отопление и вентиляция							
		04-22-СС		Сети и связи							
		04-22-ПС		Пожарная сигнализация							
		04-22-ТХ		Технологические решения							
		Ведомость чертежей основного комплекта марки ЭМ									
		лист	наименование			примечание					
		1	Общие данные								
		2	Электроосвещение. План М 1:100.								
		3	Электрооборудование. План М 1:100.								
		4	Принципиальная схема распределительной сети ШР								
		Ведомость ссылочных и прилагаемых документов									
		Обозначение		Наименование		Примечание					
				Ссылочные документы							
		ПУЭ		Правила устройства электроустановок (изд. 6,7)							
		СП 256.1325800.2016		Электроустановки жилых и общественных зданий.							
				Правила проектирования и монтажа							
		СП 52.13330.2016		Естественное и искусственное освещение							
		СП 76.13330.2016		Электротехнические устройства							
				Прилагаемые документы							
		04-22-ЭМ.СО		Спецификация оборудования, изделий		на 2 листах					
				и материалов							
		Общие указания									
		Проект электрооборудования по объекту: "Дизайн-проект помещений библиотеки (№16,17), расположенной по адресу: Республика Хакасия, Усть-Абаканский район, с.Вершино-Биджа, ул. 30 лет Победы, 81" выполнен на основании технического задания и в соответствии с архитектурно-строительными чертежами.									
		Рабочие чертежи разработаны в соответствии с действующими нормами, правилами, стандартами и предусматривают мероприятия, обеспечивающие взрывную, взрывопожарную и пожарную безопасность при эксплуатации здания.									
		Руководящими материалами при проектировании служили:									
		- ПУЭ - Правила устройства электроустановок (изд. 6,7);									
		- СП 256.1325800.2016 - Электроустановки жилых и общественных зданий. Правила проектирования и монтажа;									
		- СП 52.13330.2016 - Естественное и искусственное освещение;									
		- СП 76.13330.2016 - Электротехнические устройства.									
		Проектом предусматривается полный демонтаж и замена стационарного светотехнического и силового оборудования помещений.									
		Количество и тип светильников выбраны по освещенности в зависимости от назначения помещений.									
		Общее рабочее освещение предусматривается во всех помещениях.									
		Светильники аварийного освещения выделяются из числа светильников рабочего освещения и помечаются специальными знаками. Эвакуационные светильники предусматриваются во всех помещениях.									
		В качестве дежурного освещения проектом предусматривается использование аварийного освещения.									
		Световые указатели "Выход" - устанавливаются по основным путям эвакуации (учтено в разделе 04-22-ПС).									
		Управление освещением осуществляется выключателями, устанавливаемыми у дверей со стороны ручки (ручное управление).									
		Розетки устанавливаются на стенах на 0,3м от уровня пола и частично в лючках в полу.									
		Питание электроприемников светотехнического и силового оборудования помещений, предусматривается от проектируемого щита, устанавливаемом в помещении №17, по отдельным 3-х проводным групповым распределительным линиям.									
		Электропроводки запроектированы с учетом ГОСТ Р 50571.5.2-2011 и ПУЭ.									
		Распределительные линии освещения выполняются от электрического щита кабелями марки ВВГнг-LSLTx-3x1,5 мм ² и ВВГнг-FRLSLTx-3x1,5 мм ² - скрыто под штукатуркой по потолку и по стенам.									
		Распределительные линии силовой сети выполняются от электрического щита кабелем марки ВВГнг-LSLTx-3x2,5 мм ² - скрыто под штукатуркой по стенам, частично в металлической трубе в полу.									
		Предлагаемое электротехническое оборудование и материалы сертифицированы и рекомендованы к применению в соответствии с действующими в РФ нормативными документами и правилами. Возможно применение оборудования и материалов других заводов-изготовителей с эквивалентными техническими характеристиками.									
		Осветительная аппаратура, выключатели и розетки монтируются после окончания отделочных работ.									
		При выполнении ответственных работ, скрываемых последующими операциями, объем и качество которых не могут быть в дальнейшем проверены визуально, составляют акты освидетельствования скрытых работ.									
		Перед включением электроустановок под напряжение и сдачей в эксплуатацию производят проверку правильности выполненных монтажных работ и проверку сохранности и готовности электрооборудования к нормальной работе. Все испытания выполняют в объёмах установленных в ПУЭ.									
		Монтаж электросетей производить в соответствии с действующими Правилами ПТЭ, ПОТ РМ, ПУЭ.									
		04-22-ЭМ									
		Дизайн-проект помещений библиотеки (№16,17), расположенной по адресу: Республика Хакасия, Усть-Абаканский район, с.Вершино-Биджа, ул. 30 лет Победы, 81									
		ИЗМ.		КОЛ.УЧ	ЛИСТ	№ ДОК.	ПОДПИСЬ	ДАТА			
		ГИП		Шилов		03.22			СТАДИЯ	ЛИСТ	ЛИСТОВ
		Проверил		Шилов		03.22			Р	1	4
		Разраб.		Андреев		03.22					
		Н.Контр.		Шилов		03.22			Общие данные		ИП Шилов С.В.

Инв. № подл.	Подп. и дата	Взам. инв. №	Согласовано

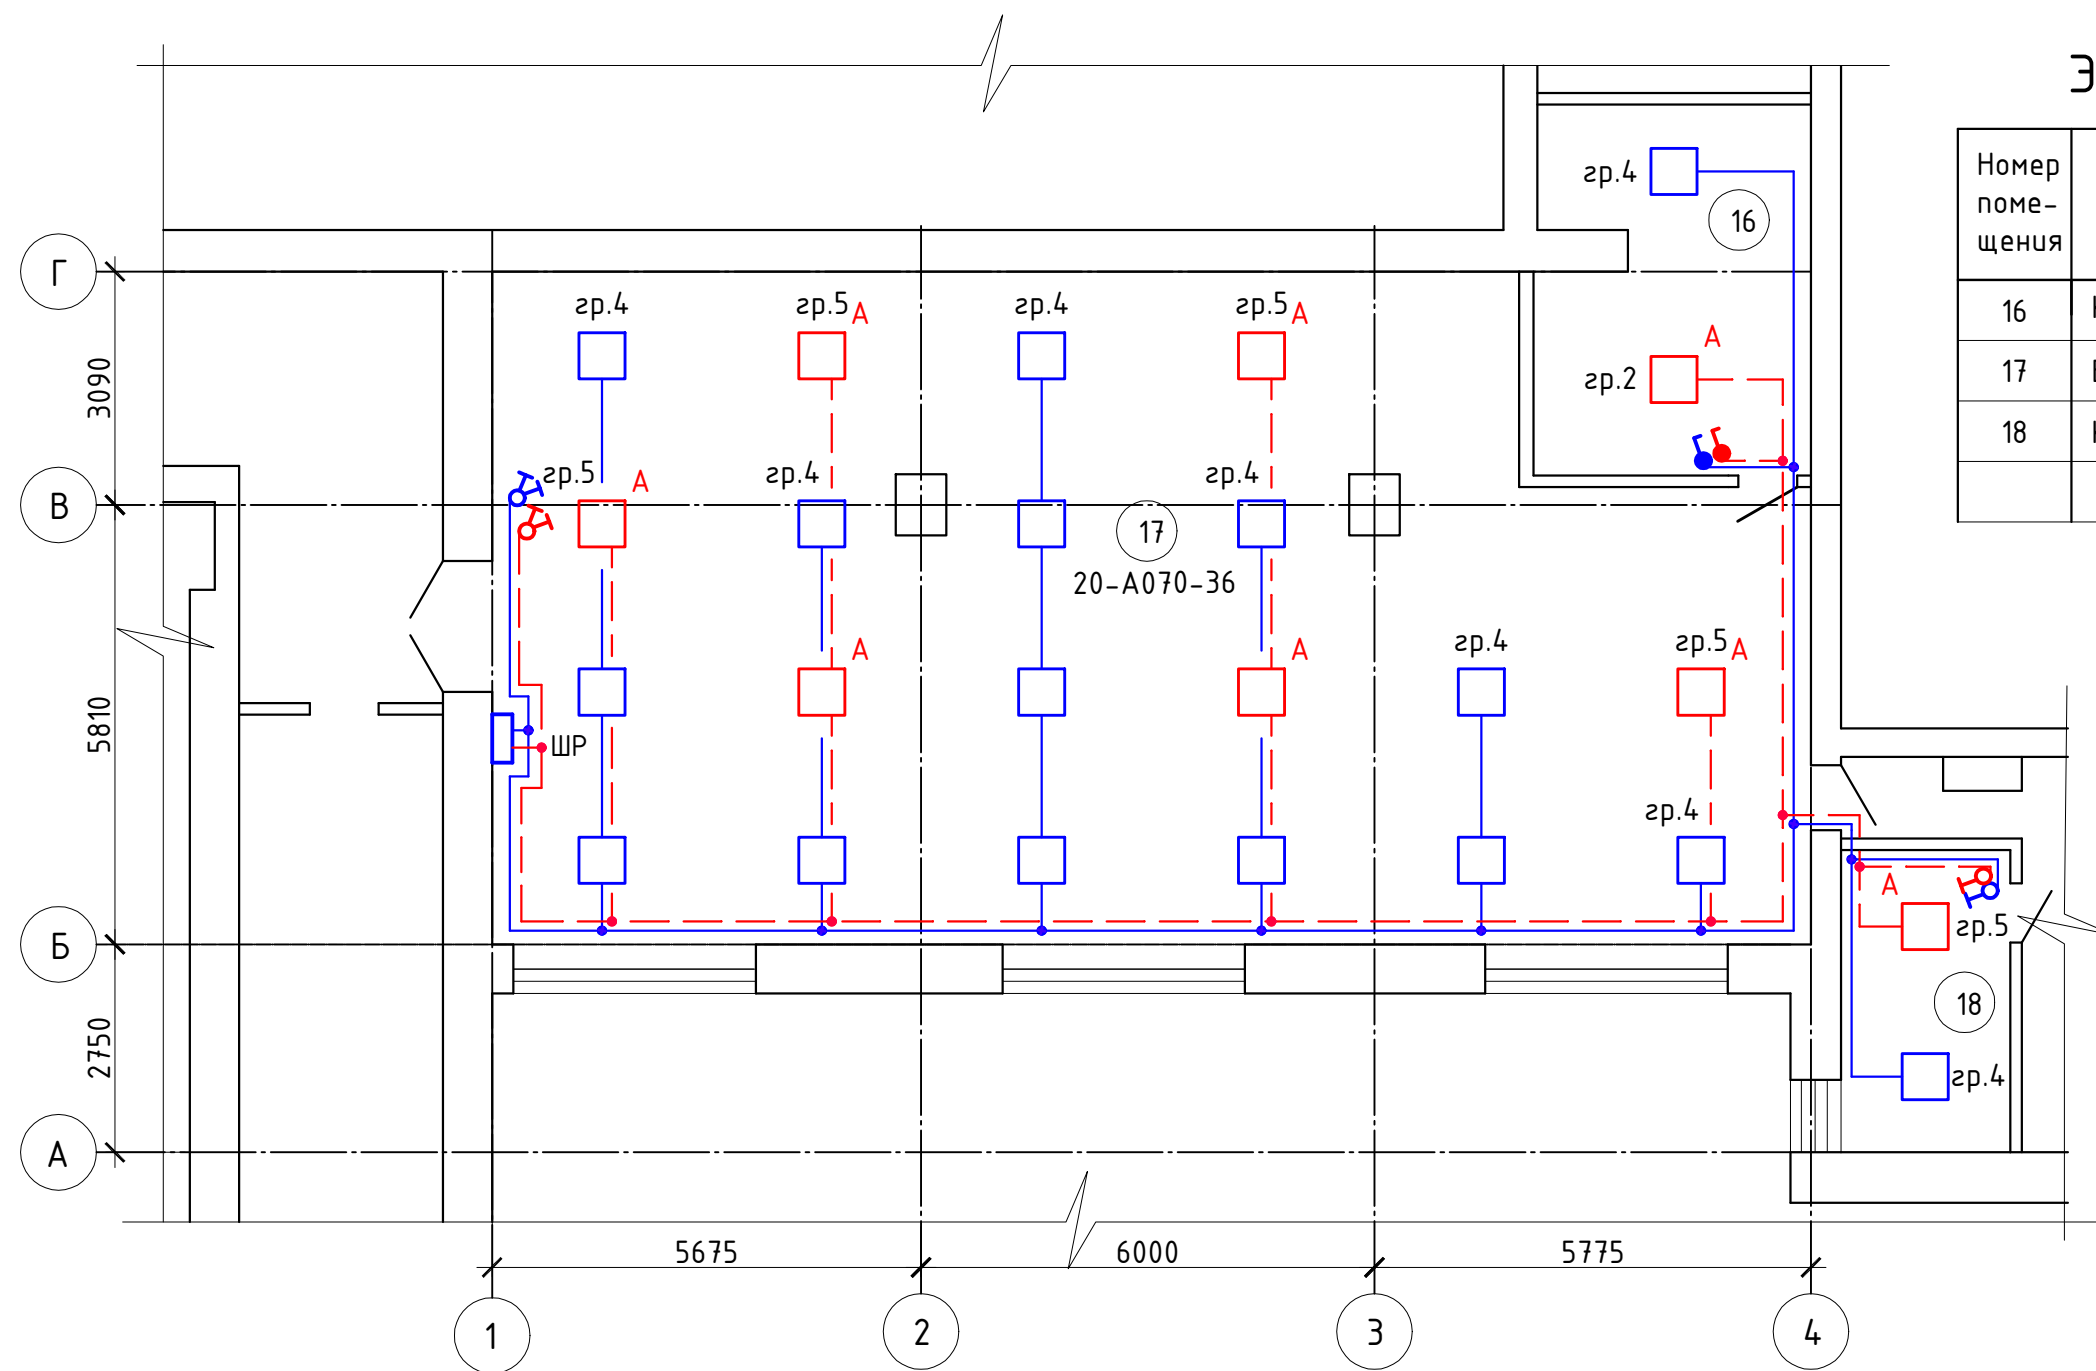

Экспликация помещений

Номер помещения	Наименование	Площадь м²	Кат. помещения
16	Книгохранилище	16,0	100
17	Библиотека	142,0	400
18	Кабинет	9,0	300
Итого:		167,0	


Примечания

- В помещении 2 установить светильники С070/U 36Вт.
- В помещении 3 установить светильники А070 36Вт.
- В аварийные светильники А070 и С070/U установить блоки питания EM-RECOVERY 40Вт.

						04-22-ЭМ				
						Дизайн-проект помещений библиотеки (№16,17), расположенной по адресу: Республика Хакасия, Усть-Абаканский район, с.Вершино-Биджа, ул. 30 лет Победы, 81				
ИЗМ.	КОЛ.УЧ.	ЛИСТ	№ ДОК.	ПОДПИСЬ	ДАТА					
ГИП		Шилов			03.22			СТАДИЯ	ЛИСТ	ЛИСТОВ
Проверил		Шилов			03.22			Р	2	
Разраб.		Андреев			03.22					
						Электроосвещение. План М 1:100.		ИП Шилов С.В.		
Н.Контр.		Шилов			03.22					

Экспликация помещений

Номер помеще-ния	Наименование	Площадь м ²	Кат. помеще-ния
16	Книгохранилище	16,0	
17	Библиотека	142,0	
18	Кабинет	9,0	
	Итого:	167,0	

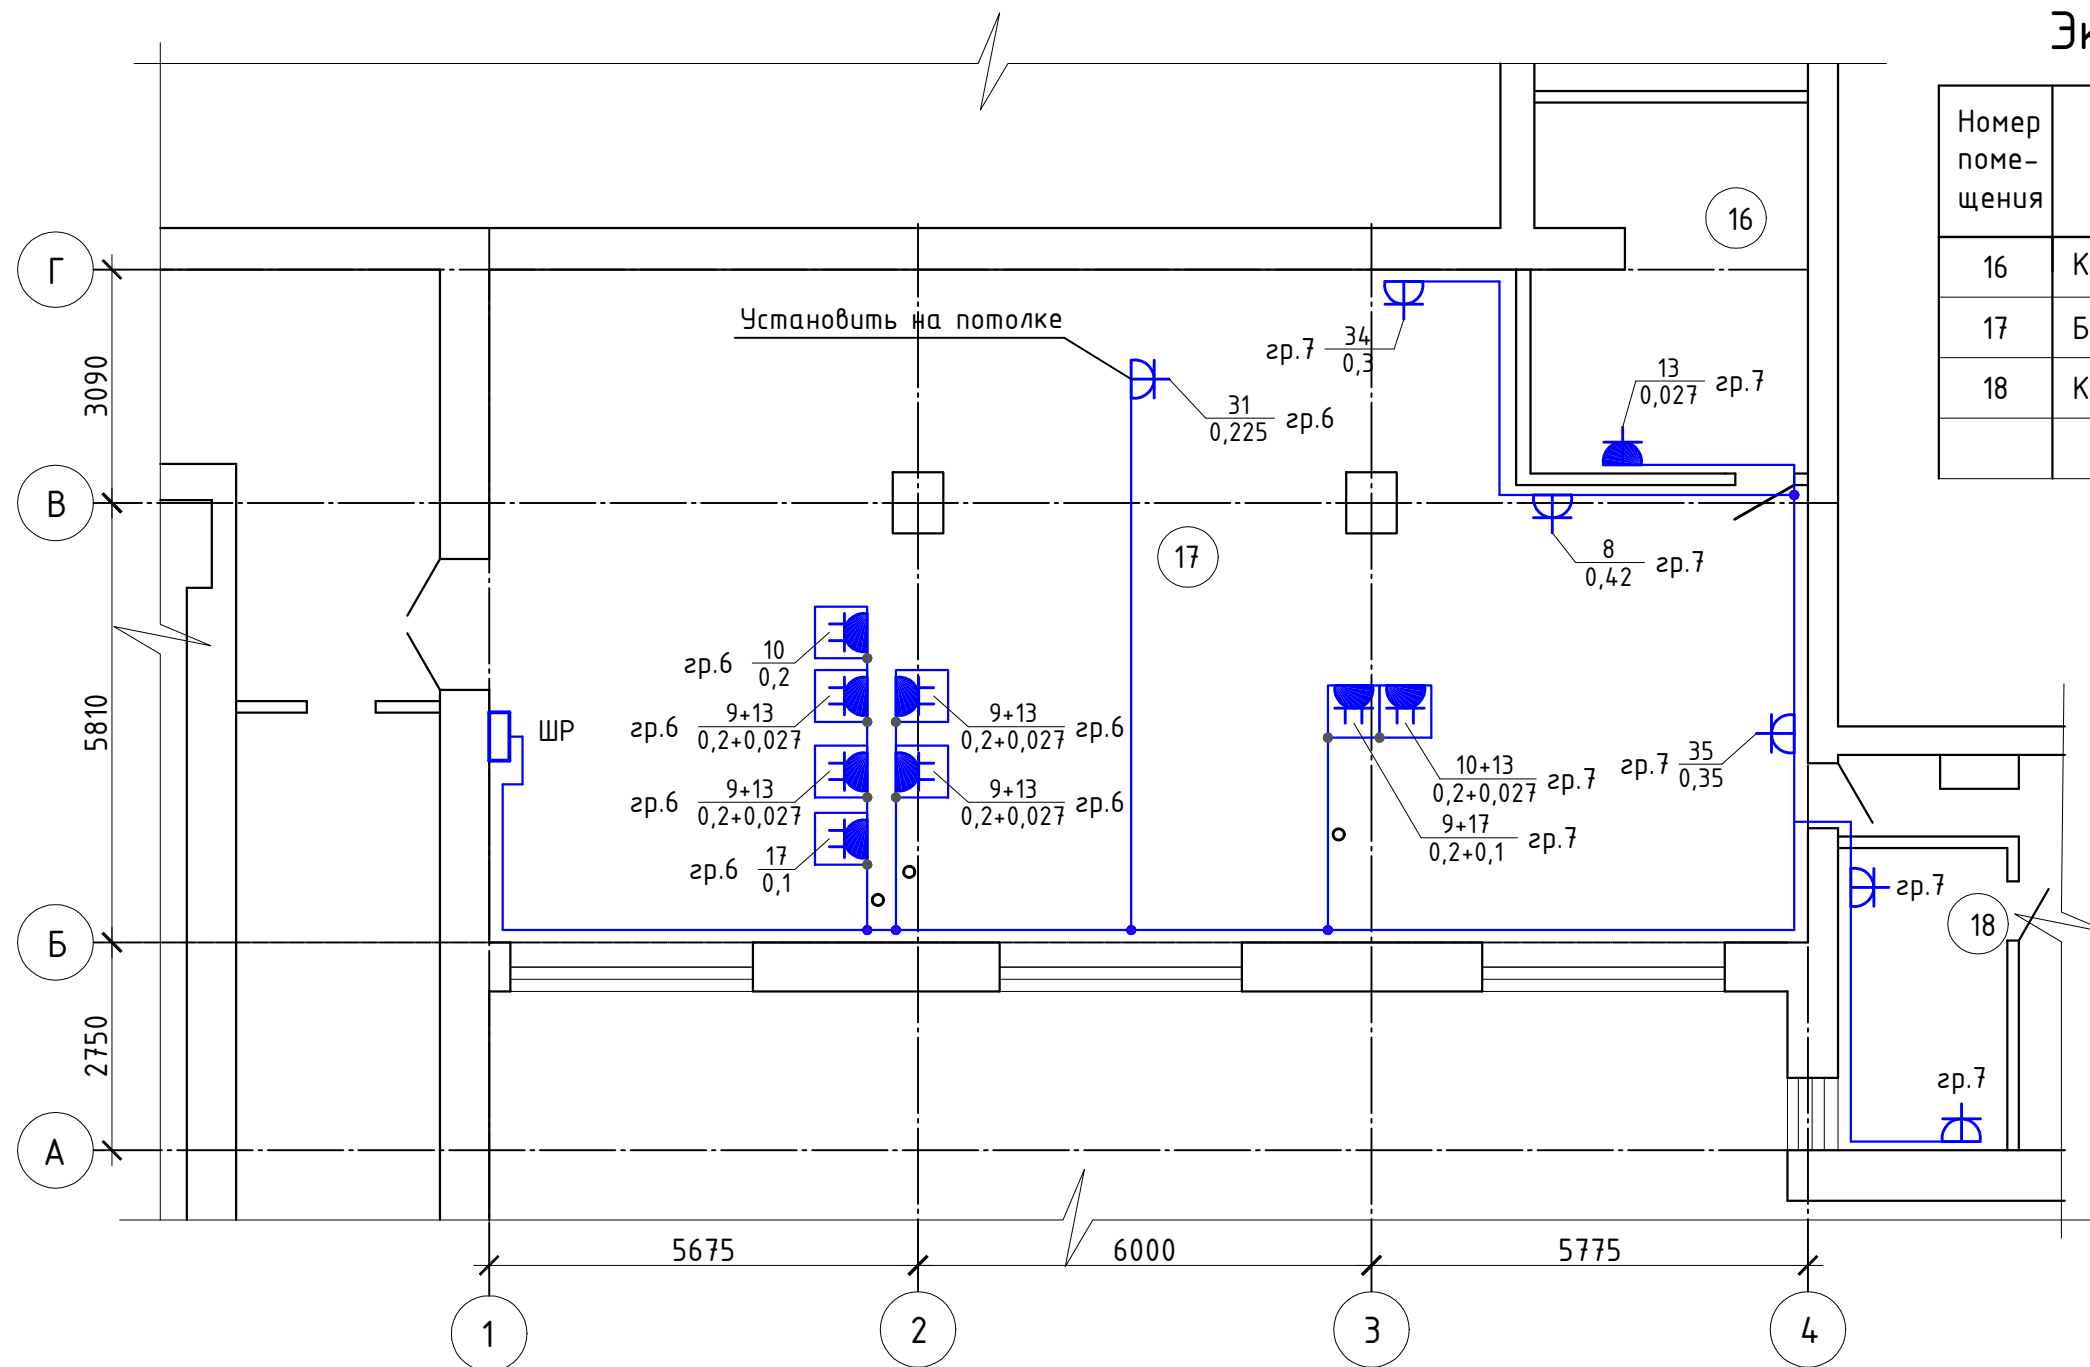

Условные обозначения



- лючок с розеткой монтируемый в пол.




- кабель прокладываемый в металлической трубе в полу.

						04-22-ЭМ					
						Дизайн-проект помещений библиотеки (№16,17), расположенной по адресу: Республика Хакасия, Усть-Абаканский район, с.Вершино-Буджа, ул. 30 лет Победы, 81					
ИЗМ.	КОЛ.УЧ	ЛИСТ	№ ДОК.	ПОДПИСЬ	ДАТА						
ГИП		Шилов			03.22				СТАДИЯ	ЛИСТ	ЛИСТОВ
Проверил		Шилов			03.22				Р	3	
Разраб.		Андреев			03.22						
						Электрооборудование. План М 1:100.			ИП Шилов С.В.		
Н.Контр.		Шилов			03.22						

Инв. № подл.	Подп. и дата	Взам. инв. №	Согласовано	

Источник питания
Аппарат на вводе (выключатель автоматический или выключатель нагрузки): номер; тип; ток расцепителя или номинальный ток, А
Аппарат на линии (выключатель автоматический или предохранитель): номер; тип; ток расцепителя или плавкой вставки, А
Пускатель магнитный (устройство защитного отключения или другие аппараты): номер; тип; номинальный ток, А
Маркировка - расчетная нагрузка, кВт - коэффициент мощности - расчетный ток, А - длина участка, м
Момент нагрузки, кВт*м - потеря напряжения, % - марка, сечение проводника - способ прокладки
Наименование потребителя, назначение линии
Установленная мощность, кВт
Расчетный/пусковой ток, А

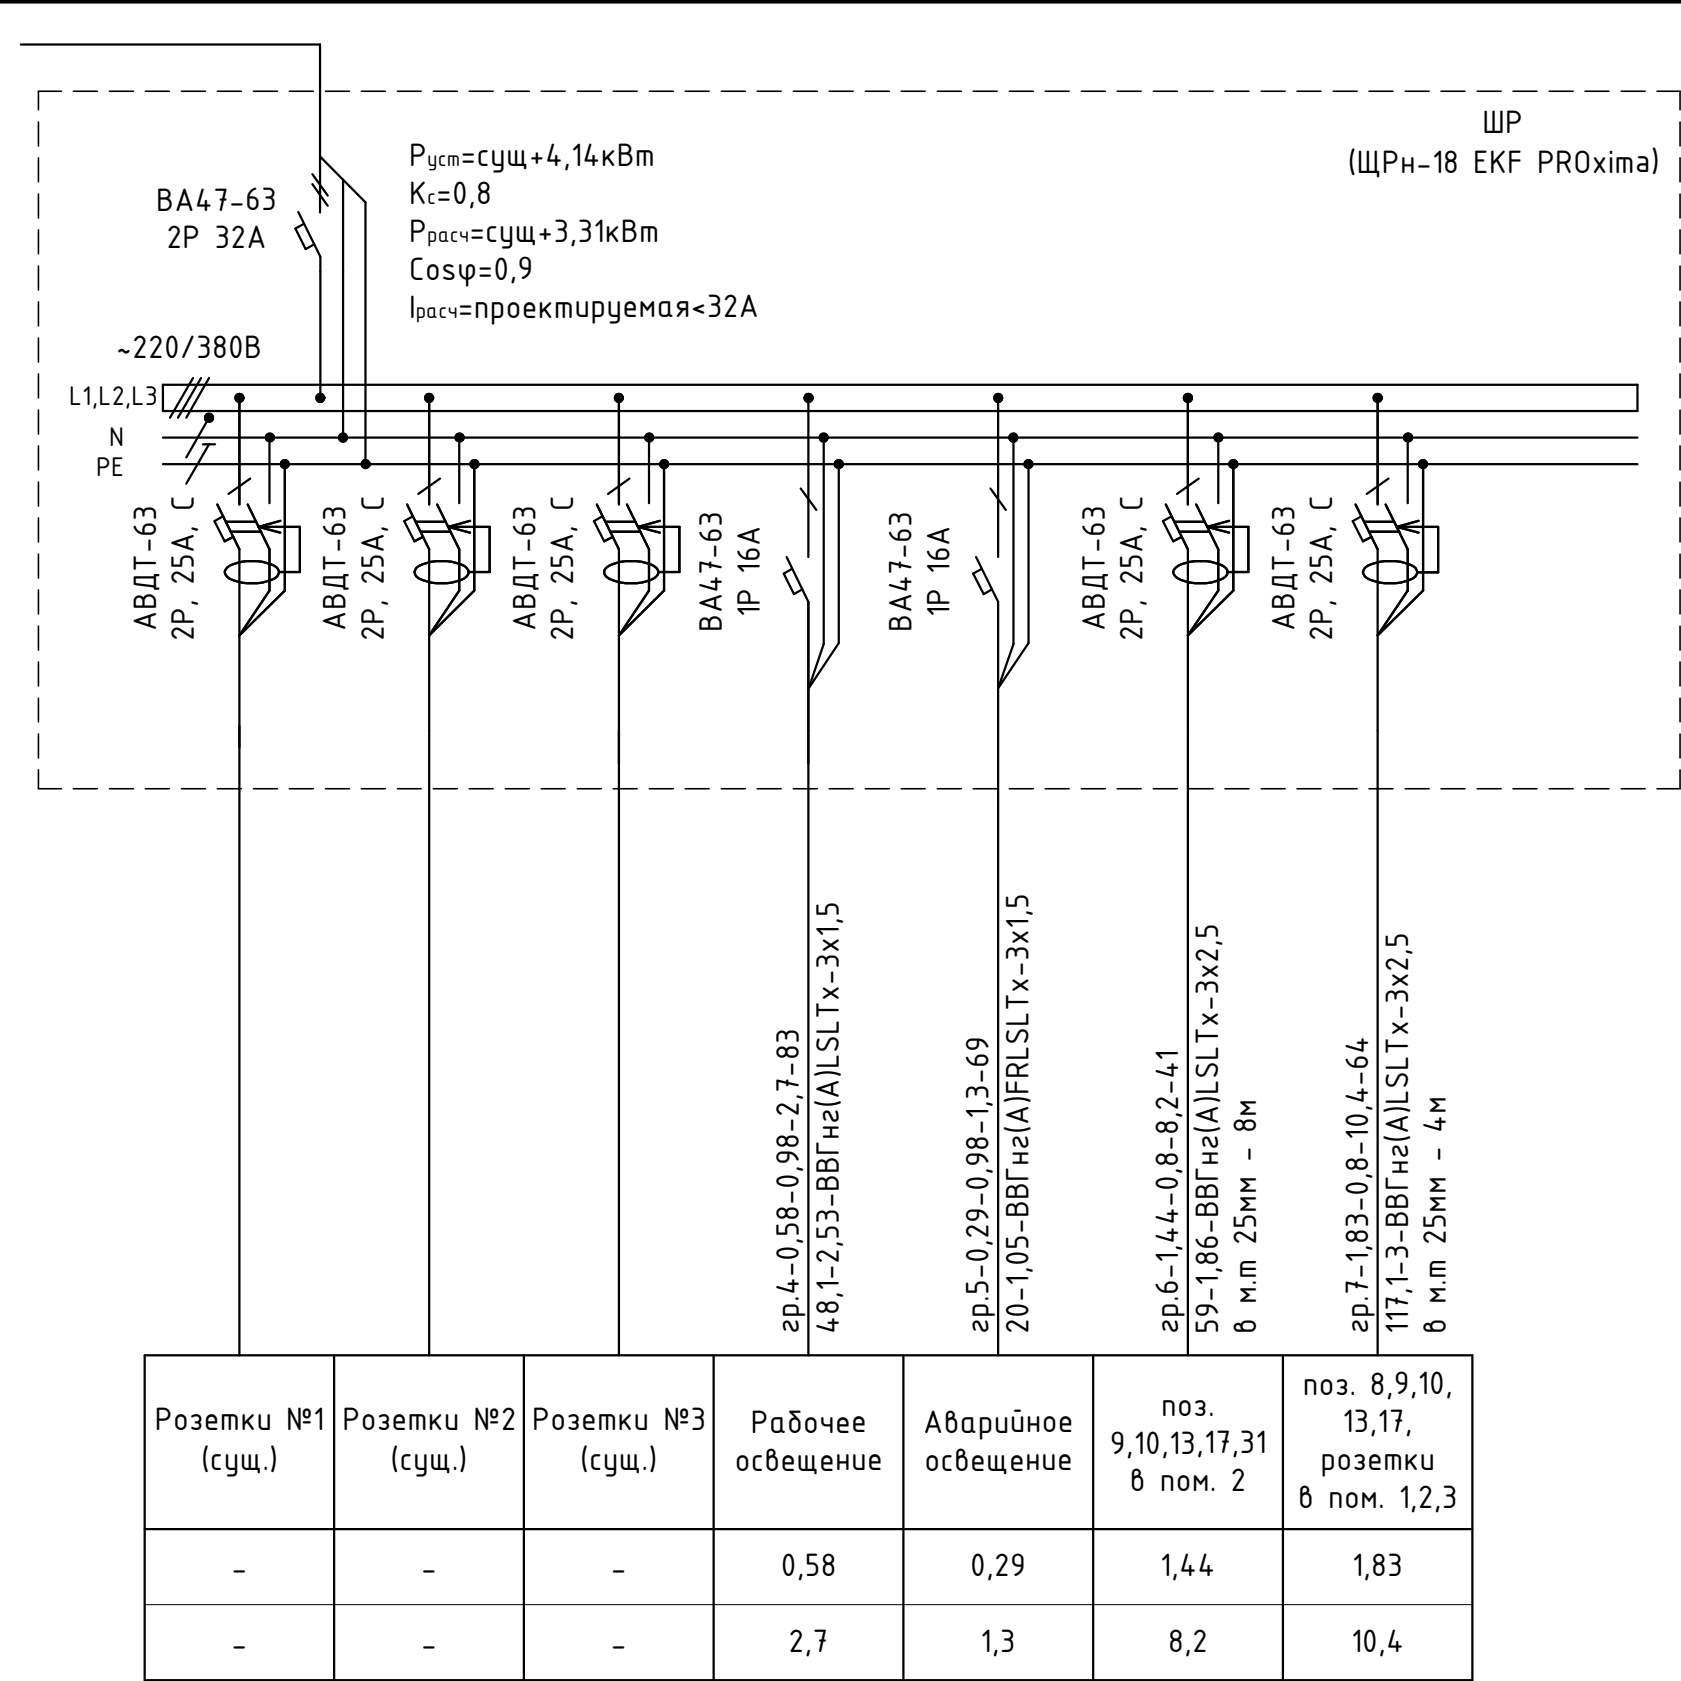

Число и сечение жил, напряжение	Марка	
	ВВГнг(A) LSLTx	ВВГнг(A) FRLSLTx
3x2,5мм ² , 0,66кВ	105м	-
3x1,5мм ² , 0,66кВ	83м	69м

						04-22-ЭМ				
						Дизайн-проект помещений библиотеки (№16,17), расположенной по адресу: Республика Хакасия, Усть-Абаканский район, с.Вершино-Биджа, ул. 30 лет Победы, 81				
ИЗМ.	КОЛ.УЧ	ЛИСТ	№ ДОК.	ПОДПИСЬ	ДАТА					
ГИП		Шилов			03.22			СТАДИЯ	ЛИСТ	ЛИСТОВ
Проверил		Шилов			03.22			Р	4	
Разраб.		Андреев			03.22					
Н.Контр.		Шилов			03.22	Принципиальная схема распределительной сети ШР		ИП Шилов С.В.		

Позиция	Наименование и техническая характеристика	Тип, марка, обозначение документа, опросного листа	Код оборудования, изделия, материала	Завод-изготовитель	Единица измерения	Коли- чество	Масса единицы, кг	Примечания
1	2	3	4	5	6	7	8	9
	1. Электрооборудование							
1.1	Щит распределительный (ШР) металлический, навесной, IP31	ЩРН-18 IP31 EKF PROxima		EKF	шт.	1		
	в нем установлено:							
	а) автоматический выключатель на вводе ВА 47-63 6кА	ВА 47-63 2P 32A EKF PROxima		EKF	шт.	1		
	б) автоматический выключатель ВА 47-63 6кА	ВА 47-63 1P 16A EKF PROxima		EKF	шт.	2		
	в) выключатель автоматический дифференциальный 25А, 30mA	ABDT-63 25A EKF PROxima		EKF	шт.	5		
	2. Светотехнические изделия							
2.1	Светильник светодиодный 36Вт, 230В, IP20, кл. защ. II.	A070		VARTON	шт.	22		
2.2	Светильник светодиодный 36Вт, 230В, IP54, кл. защ. I.	C070/U		VARTON	шт.	2		
2.3	Блок питания 40Вт	EM-RECOVERY			шт.	8		
	3. Кабельные изделия							
3.1	Кабель с медными жилами в ПВХ изоляции, оболочке,	BBГнгз(А)-LSLTx-0,66		ОАО "Электрокабель"				
	не распространяющий горение, с низким дымо- и газовыделением	ТУ 16.K71-310-2001		Кольчугинский завод"				
	сечением 3х2,5мм²				м	105		скрыто - 93м в м.п. - 12м
	То же, сечением 3х1,5мм²				м	83		скрыто - 83м
	То же, сечением 4х1,5мм²				м	10		скрыто - 10м
	То же, сечением 2х1,5мм²				м	10		скрыто - 10м

						04-22-ЭМ.СО			
						Дизайн-проект помещений библиотеки (№16,17), расположенной по адресу: Республика Хакасия, Усть-Абаканский район, с.Вершино-Биджа, ул. 30 лет Победы, 81			
ИЗМ.	КОЛ.УЧ	ЛИСТ	№ ДОК.	ПОДПИСЬ	ДАТА				
ГИП		Шилов			03.22		СТАДИЯ	ЛИСТ	ЛИСТОВ
Проверил		Шилов			03.22		Р	1	2
Разраб.		Андреев			03.22				
Н.Контр.		Шилов			03.22	Спецификация оборудования, изделий и материалов		ИП Шилов С.В.	

Согласовано

Инв. № подл.

Взам. инв. №

Подп. и дата

Позиция	Наименование и техническая характеристика	Тип, марка, обозначение документа, опросного листа	Код оборудования, изделия, материала	Завод-изготовитель	Единица измерения	Количество	Масса единицы, кг	Примечания
1	2	3	4	5	6	7	8	9
3.2	Кабель огнестойкий с медными жилами в ПВХ изоляции, оболочке	ВВГнг(A)-FRLSLTx-0,66		ОАО "Электрокабель"				
	не распространяющей горение по вертикально расположенным	ТУ 16.К71-337-2004		Кольчугинский завод				
	пучкам кабеля, с низким дымо- и газовыделением							
	сечением 3x1,5мм ²				м	69		скрыто - 69м
	То же, сечением 4x1,5мм ²				м	10		скрыто - 10м
	То же, сечением 2x1,5мм ²				м	10		скрыто - 10м
	4. Электромонтажные устройства и изделия							
4.1	Коробка разветвительная для скрытой установки	KP1202		HEGEL	шт.	50		
	внутренние размеры Ø80x45мм, IP55	ГОСТ Р 50827.1-2009						
4.2	Выключатель одноклавишный скрытой установки, 10А, 220В, IP20	Валенсия EKF PROxima		EKF	шт.	2		
4.3	Выключатель двухклавишный скрытой установки, 10А, 220В, IP20	Валенсия EKF PROxima		EKF	шт.	2		
4.4	Выключатель одноклавишный открытой установки, 10А, 220В, IP44	Прага EKF PROxima		EKF	шт.	2		
4.5	Розетка одноместная с заземляющим контактом, скрытой	Валенсия EKF PROxima		EKF	шт.	6		
	установки, с защитными шторками, 16А, 220В, IP20							
4.6	Розетка двухместная с заземляющим контактом, скрытой	Валенсия EKF PROxima		EKF	шт.	1		
	установки, с защитными шторками, 16А, 220В, IP44							
4.7	Лючок встраиваемый в пол с 2 розетками, 160x110x42 мм		3302-E	Bodensteckdosen	шт.	8		
	5. Материалы							
5.1	Труба стальная электросварная прямошовная, с наружным				м	12		
	диаметром 32мм и толщиной стенки 2,8мм (для dy=25мм)							

**Дефектная
ведомость №**

Дефектная ведомость на демонтаж электрооборудования.
«Дизайн-проект помещений библиотеки (№16,17), расположенной по адресу: Республика
Хакасия, Усть-Абаканский район, с.Вершино-Биджа, ул. 30 лет Победы, 81»

№ п/ п	Наименование работ	Ед.из м.	Кол-во	Примечание
1	2	3	4	5
Демонтаж электрооборудования				
1	Демонтаж светильников	шт.	25	
2	Демонтаж выключателей	шт.	5	
3	Демонтаж одностепенных розеток	шт.	1	
4	Демонтаж двухместных розеток	шт.	5	
5	Демонтаж электрощитов	шт.	1	
6	Демонтаж кабеля	м.	200	

Выполнил _____ Андреев Д.С.

Согласовано

Инв. № подл.

Взам. инв. №

Подп. и дата

Ведомость основных комплектов рабочих чертежей		
Обозначение	Наименование	Примечание
04-22-АС	Архитектурно-строительные решения	
04-22-ДП	Дизайн-проект помещений	
04-22-ЭС	Силовое электрооборудование	
04-22-ОВ	Отопление и вентиляция	
04-22-СС	Сети и связи	
04-22-ПС	Пожарная сигнализация	
04-22-ТХ	Технологические решения	

Ведомость рабочих чертежей основного комплекта ОВ		
Лист	Наименование	Примечание
1	Общие данные	
2	Отопление. Вентилеяция. Фрагмент плана 2 этажа.	

Ведомость ссылочных и прилагаемых документов		
Обозначение	Наименование	Примечание
	<u>Ссылочные документы</u>	
ГОСТ 3265-75*	Трубы стальные водогазопроводые	
	<u>Прилагаемые документы</u>	
04-22-ОВ.СО	Спецификация оборудования, изделий и материалов	1 Лист
	Дефектная ведомость	1 Лист

Общие данные

Рабочая документация на объект "Дизайн-проект помещения библиотеки (№16,17) сельского дома культуры, расположенного по адресу: Республика Хакасия, Усть-Абаканский район, с. Вершино-Биджа, ул. 30 лет Победы, 81 выполнена согласно Приложения №1 к Договору №04-22 от 01 февраля 2022г. Документация соответствует заданию на проектирование, требованиям действующих технических регламентов, стандартов, сводов правил, других документов, содержащих установленные требования.

Проект разработан в соответствии с СП 60.13330.2020 "Отопление, вентиляция и кондиционирование», ГОСТ 30494-2011 "Здания жилые и общественные. Параметры микроклимата в помещениях", СП 131.13330.2020 "Строительная климатология", СП 7.13130.2013 "Отопление, вентиляция и кондиционирование" требование пожарной безопасности", СП 118.13330.2012 "Общественные здания и сооружения".

- Перечень актов освидетельствования скрытых работ
- Акт на гидравлические испытания трубопроводов (Рпр=1,25хР раб.);
 - Акт о проведении промывки (продувки) трубопроводов;
 - Акт проверки испытания системы отопления.

Отопление

При капитальном ремонте библиотеки и книгохранилища, кабинета следует выполнить следующие виды работ:

- заменить магистральные трубопроводы.
- заменить нагревательные приборы - регистры;
- заменить вентиляционные решетки в вентиляции.

Система отопления принята двухтрубная, тупиковая, с разводкой магистральных трубопроводов над полом. В качестве нагревательных приборов служат чугунные радиаторы марки Kopner Modern 500. На подводках к отопительным приборам устанавливаются шаровые краны и клапана термостатические фирмы "Valtec". Удаление воздуха из системы отопления осуществляется кранами типа "Маевского" установленными в верхних пробках радиаторов.

Зазоры и отверстия в местах пропуска трубопроводов через конструкции следует заделывать негорючим или горючим Г1 материалом.

Система отопления запроектирована из стальных водогазопроводных труб по ГОСТ 3262-75*

Крепление приборов отопления вести с помощью напольных кронштейнов Lемах КН 4.40 и комплектом настенного крепления радиаторов Lемах (ART-FC-030).

Магистральные трубопроводы проложить с уклоном i=0,002 в сторону существующего узла управления и учета тепловой энергии.


Вентиляция

Вентиляция в помещениях библиотеки, в книгохранилище, кабинете - существующая. При капитальном ремонте необходимо заменить вентиляционные решетки в воздуховодах.

						04-22-ОВ			
						Дизайн-проект помещений библиотеки (№16,17), расположенной по адресу: Республика Хакасия, Усть-Абаканский район, с.Вершино-Биджа, ул. 30 лет Победы, 81			
ИЗМ.	КОЛ.УЧ	ЛИСТ	№ ДОК.	ПОДПИСЬ	ДАТА				
ГИП		Шилов			03.22		СТАДИЯ	ЛИСТ	ЛИСТОВ
Проверил		Шилов			03.22		Р	1	2
Разраб.		Бояров			03.22				
Н.Контр.		Шилов			03.22	Общие данные	ИП Шилов С.В.		


Фрагмент плана 2 этажа

Экспликация помещений

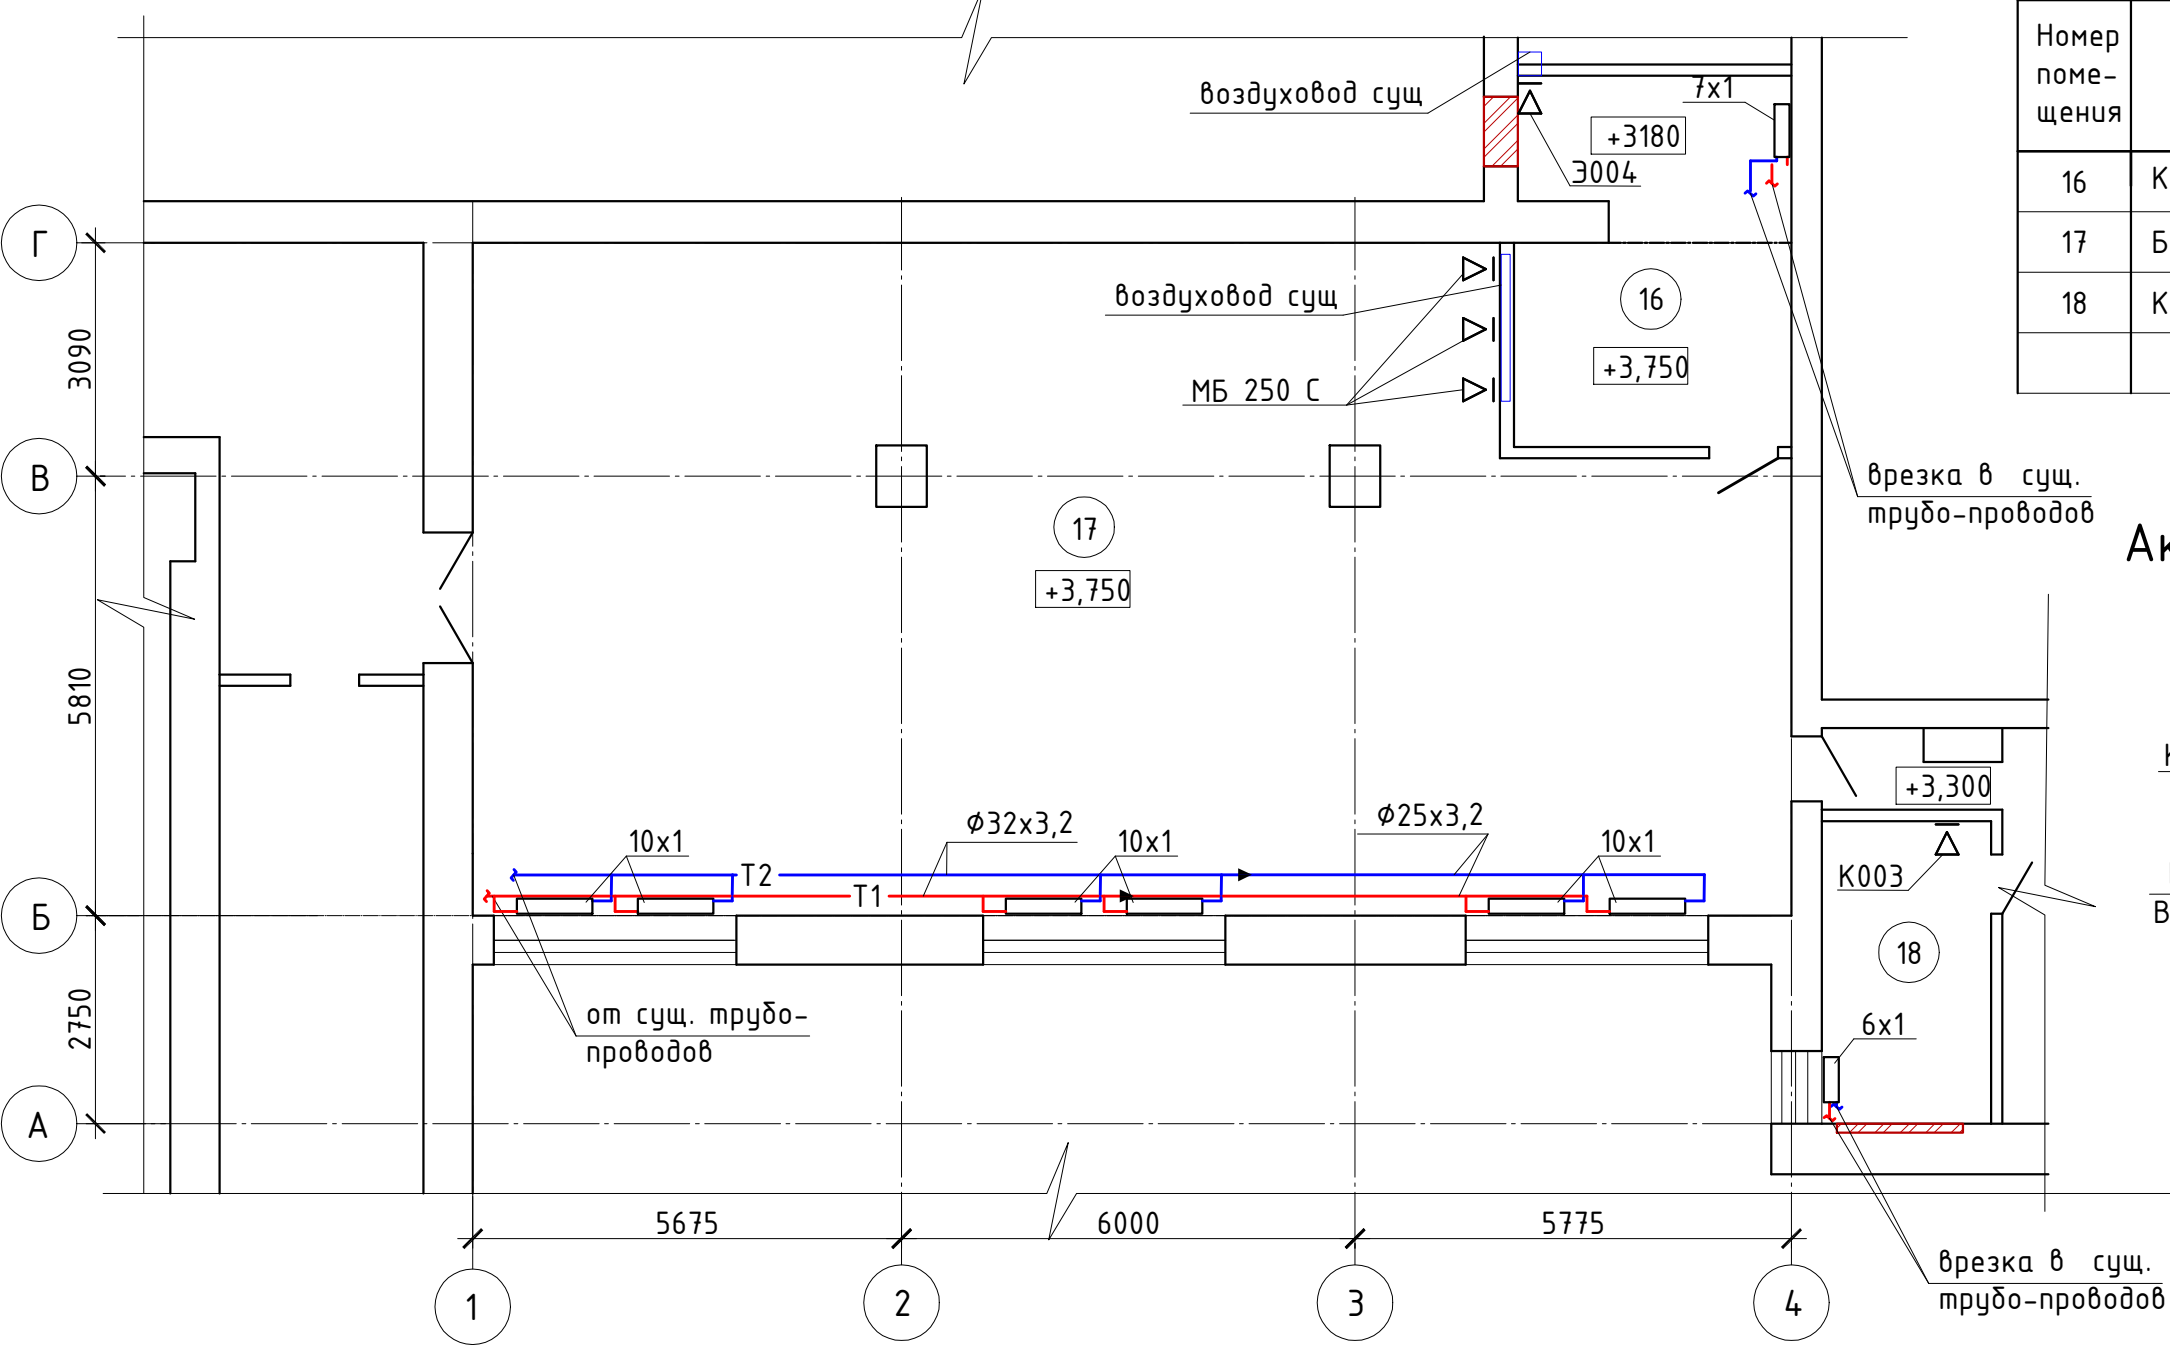


Номер помещения	Наименование	Площадь м²	Кат. помещения
16	Книгохранилище	17,25	
17	Библиотека	144,12	
18	Кабинет	8,96	
Итого:		170,33	

Аксонометрия системы отопления

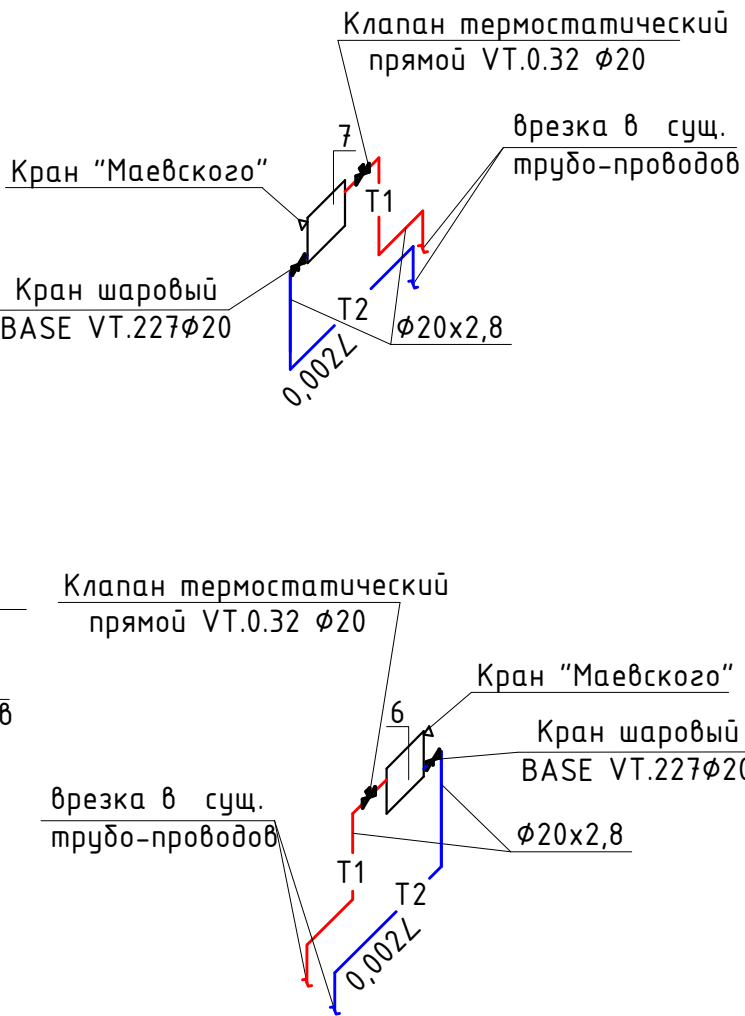

Аксонометрия системы отопления

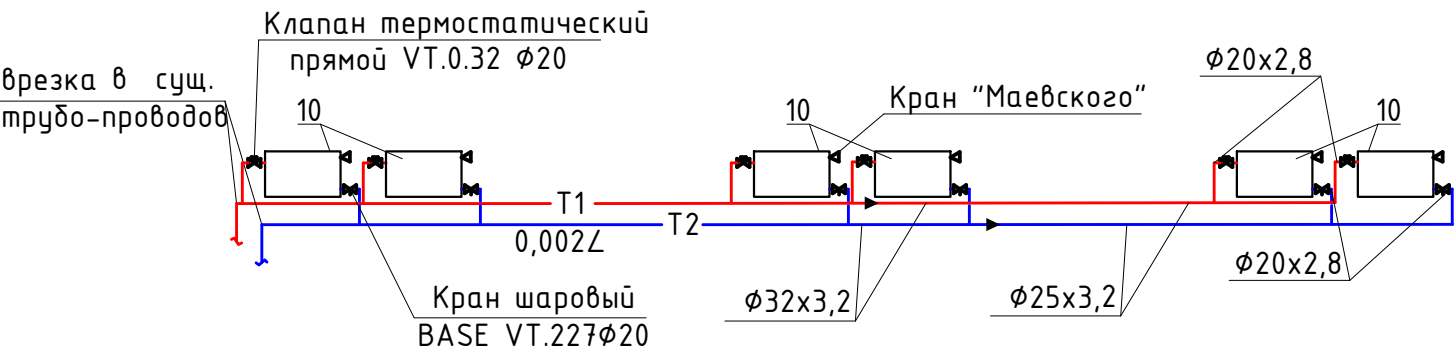

1 Магистральные трубопроводы условно отнесены от стены.

						04-22-0В				
						Дизайн-проект помещений библиотеки (№16,17), расположенной по адресу: Республика Хакасия, Усть-Абаканский район, с.Вершино-Биджа, ул. 30 лет Победы, 81				
ИЗМ.	КОЛ.УЧ	ЛИСТ	№ ДОК.	ПОДПИСЬ	ДАТА					
ГИП		Шилов			03.22			СТАДИЯ	ЛИСТ	ЛИСТОВ
Проверил		Шилов			03.22			Р	2	
Разраб.		Бояров			03.22					
						Отопление. Вентиляция. Фрагмент плана 2 этажа.		ИП Шилов С.В.		
Н.Контр.		Шилов			03.22					

Согласовано

Изм. № подл.

Взам. инв. №

Подп. и дата

Позиция	Наименование и техническая характеристика (bхlхh, мм)	Тип, марка, обозначение документа, опросного листа	Код оборудования, изделия, материала	Завод изготовитель	Единица измерения	Коли- чество	Масса единицы, кг	Примечание
1	2	3	4	5	6	7	8	9
	Отопление							
1	Труба Ø20х2,8	ГОСТ 3262-75*		Торговая сеть	м	6,8		
2	Труба Ø25х3,2	ГОСТ 3262-75*		Торговая сеть	м	12,4		
3	Труба Ø32х3,2	ГОСТ 3262-75*		Торговая сеть	м	18,1		
4	Радиаторы чугунные Konner Modern 500 из 10 секций				шт.	6		125 Вт
5	Радиаторы чугунные Konner Modern 500 из 7 секций				шт.	1		125 Вт
6	Радиаторы чугунные Konner Modern 500 из 6 секций				шт.	1		125 Вт
7	Кран шаровый BASE VT.227Ø20			Valtec	шт.	8		
8	Клапан термостатический прямой Ø20 VT.0.32			Valtec	шт.	8		
9	Кран типа "Маевского"				шт.	8		
10	Напольный кронштейн Lemax KH 4.70			Lemax	шт.	8		
11	Комплект для настенного крепления радиатора Lemax (ART-FC-030)			Lemax	шт.	2		
12	Окраска труб масляной краской за 2 раза				м²	2,29		
	Вентиляция							
1	Решетка вентиляционная МБ 250 С			Vents	шт.	3		
2	Решетка вентиляционная Э004 300х300			Формик	шт.	1		
3	Решетка вентиляционная К003 174х248			Формик	шт.	1		

Изм.

К.уч

Лист

№ док

Подпись

Дата

ГИП

Проверил

Разраб.

Н.Контр.

Шилов

Шилов

Бояров

Шилов

03.22

03.22

03.22

03.22

04-22-ОВ.СО.

Спецификация оборудования,
изделий и материалов

Стадия

Лист

Листов

Р

1

1

ИП Шилов С.В.

**Дефектная
ведомость №**

Дефектная ведомость на демонтаж отопления.
«Дизайн-проект помещений библиотеки (№16,17), расположенной по адресу: Республика Хакасия, Усть-Абаканский район, с.Вершино-Биджа, ул. 30 лет Победы, 81»

№№ п/п	Наименование	Ед. изм.	Кол.	Приме- чание
	Демонтаж сантехнического оборудования			
	ОТОПЛЕНИЕ			
1	Труба стальная Ф32	м	7,9	
2	Труба стальная Ф25	м	10,5	
3	Регистр из труб: 2 тр. Ф100 l=2350	шт	1	
4	Регистр из труб: 2 тр. Ф100 l=1200	шт	1	
5	Регистр из труб: 2 тр. Ф100 l=12800	шт	1	
6	Регистр из труб: 3 тр. Ф89 l=1900	шт	1	
7	Регистр из труб: 3 тр. Ф100 l=1500	шт	1	
	Демонтаж вентиляционного оборудования			
8	Решетки 120x250(h)	шт	7	
9	Решетки 300x300	шт	1	

Согласовано

Взам. инв. №

Подп. и дата

Инв. № подл.

Ведомость основных комплектов рабочих чертежей		
Обозначение	Наименование	Примечание
04-22-АС	Архитектурно-строительные решения	
04-22-ДП	Дизайн-проект помещений	
04-22-ЭС	Силовое электрооборудование	
04-22-ОВ	Отопление и вентиляция	
04-22-СС	Сети и связи	
04-22-ПС	Пожарная сигнализация	
04-22-ТХ	Технологические решения	

Ведомость чертежей основного комплекта марки СС		
лист	наименование	примечание
1	Общие данные	
2	СКС. План М 1:100.	
3	Структурная схема СКС. Кабельный журнал.	
4	Телефонизация. План М 1:100.	
5	Структурная схема телефонизации. Кабельный журнал.	

Ведомость ссылочных и прилагаемых документов		
Обозначение	Наименование	Примечание
	<u>Ссылочные документы</u>	
ГОСТ Р 21.703-2020	Правила выполнения рабочей документации	
	проводных средств связи	
ГОСТ 21.406-88	Проводные средства связи. Обозначения	
	условные графические на схемах и планах	
	<u>Прилагаемые документы</u>	
04-22-СС.СО	Спецификация оборудования, изделий	на 1 листе
	и материалов	

Общие указания

Рабочая документация на устройство внутренних сетей связи объекта "Дизайн-проект помещений библиотеки (№16,17), расположенной по адресу: Республика Хакасия, Усть-Абаканский район, с.Вершино-Биджа, ул. 30 лет Победы, 81" выполнена на основании технического задания.

Рабочая документация соответствует заданию на проектирование, требованиям действующих технических регламентов, стандартов, сводов правил, других документов, содержащих установленные требования.

Рабочая документация разработана в соответствии с требованиями:

- СП 134.13330.2012 "Системы электросвязи зданий и сооружений. Основные положения проектирования";
- Федеральный закон Российской Федерации от 22 июля 2008 г. N 123-ФЗ "Технический регламент о требованиях пожарной безопасности".

Телефонизация

На объекте предусмотрен 1 телефонный номер.

Абонентская телефонная сеть выполнена кабелем UTP4-C5E-SOLID-GY, проложенным по потолку и по стенам в кабельном канале, в полу в металлической трубе совместно с сетями СКС.

В помещении №2 устанавливается телефонная розетка в лючке 3302-Епw.

Структурированная кабельная система


Принятая в рабочей документации СКС включает в себя горизонтальную кабельную подсистему сегмента СКС.

В состав горизонтальной подсистемы входят розеточные модули информационных розеток и кабель (4-х парный кабель «неэкранированная витая пара» категории 5е, далее UTP).

Сегменты кабеля прокладываются в помещении №2 - второго этажа и терминируются на существующие коммутационные панели. Все элементы СКС соответствуют категории 5е по ANSI/TIA/EIA-568-B.2-1, а смонтированные на их основе линии связи классу D по ISO 11801 (ред. 2002г).

						04-22-СС			
						Дизайн-проект помещений библиотеки (№16,17), расположенной по адресу: Республика Хакасия, Усть-Абаканский район, с.Вершино-Биджа, ул. 30 лет Победы, 81			
ИЗМ.	КОЛ.УЧ	ЛИСТ	№ ДОК.	ПОДПИСЬ	ДАТА				
ГИП		Шилов			03.22		СТАДИЯ	ЛИСТ	
Проверил		Шилов			03.22		Р	1	
Разраб.		Андреев			03.22				
						Общие данные		ИП Шилов С.В.	
Н.Контр.		Шилов			03.22				

Инв. № подл.	Подп. и дата	Взам. инв. №	Согласовано

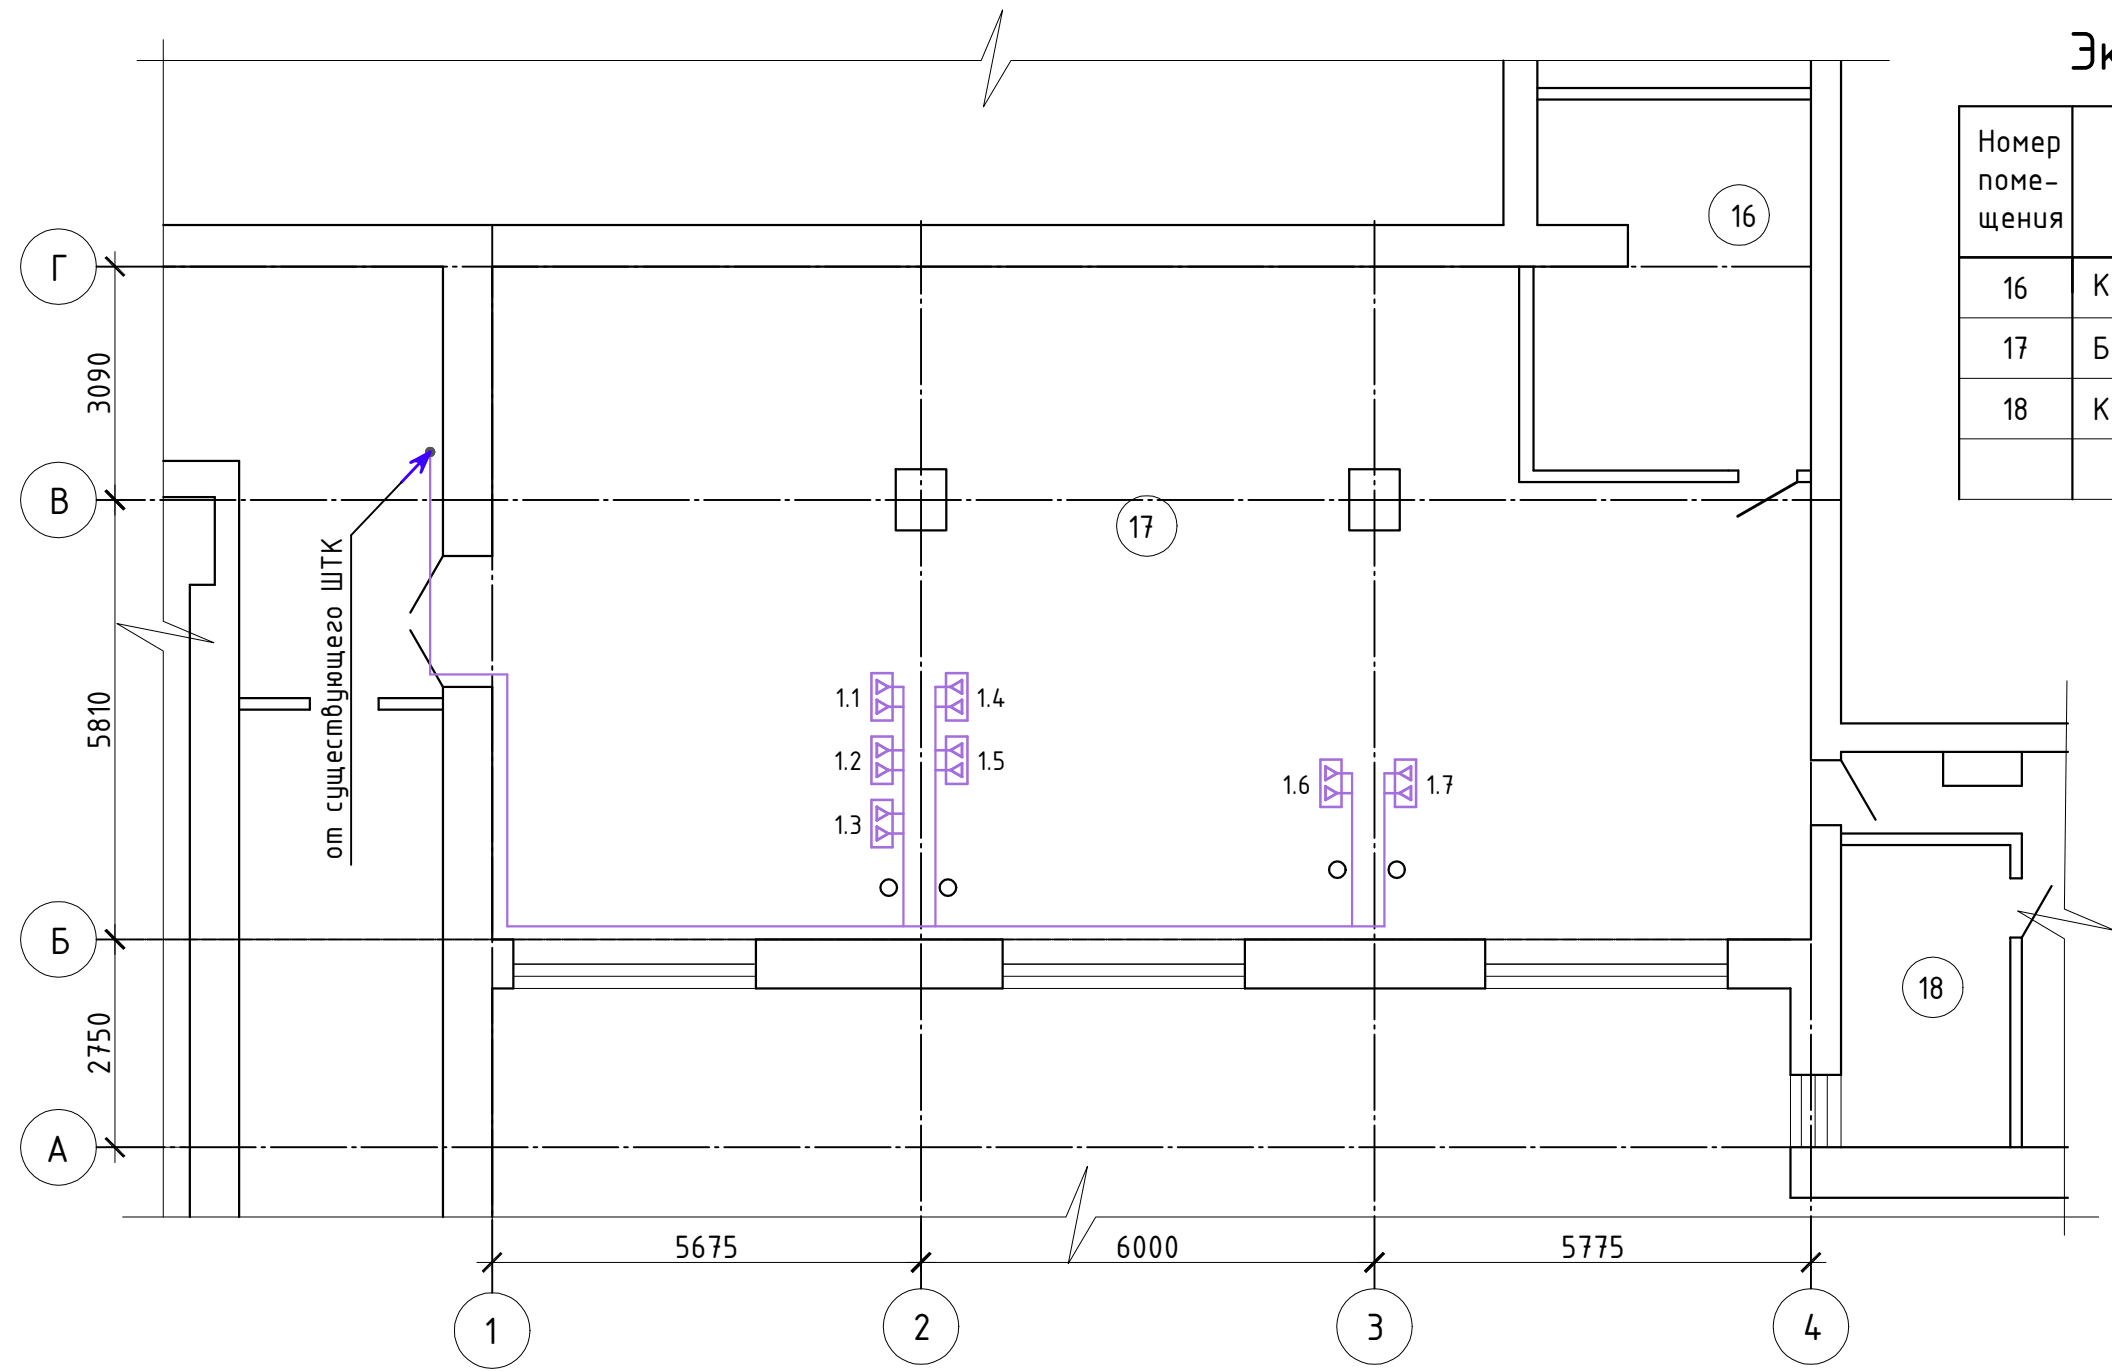

Экспликация помещений

Номер помещения	Наименование	Площадь м ²	Кат. помещения
16	Книгохранилище	16,0	
17	Библиотека	142,0	
18	Кабинет	9,0	
Итого:		167,0	

Примечания

1. Розетки 1.1-1.7 установить в лючках.
2. Прокладка кабелей СКС осуществляется в кабель-канале 25х25.


Условные обозначения

○ - кабель прокладываемый в металлической трубе в полу.

04-22-СС					
Дизайн-проект помещений библиотеки (№16,17), расположенной по адресу: Республика Хакасия, Усть-Абаканский район, с.Вершино-Биджа, ул. 30 лет Победы, 81					
ИЗМ.	КОЛ.УЧ	ЛИСТ	№ ДОК.	ПОДПИСЬ	ДАТА
ГИП	Шилов				03.22
Проверил	Шилов				03.22
Разраб.	Андреев				03.22
Н.Контр.	Шилов				03.22
СКС. План М 1:100.				СТАДИЯ	ЛИСТ
				Р	2
				ИП Шилов С.В.	

Согласовано				
Инв. № подл.	Подп. и дата	Взам. инв. №		

Структурная схема СКС

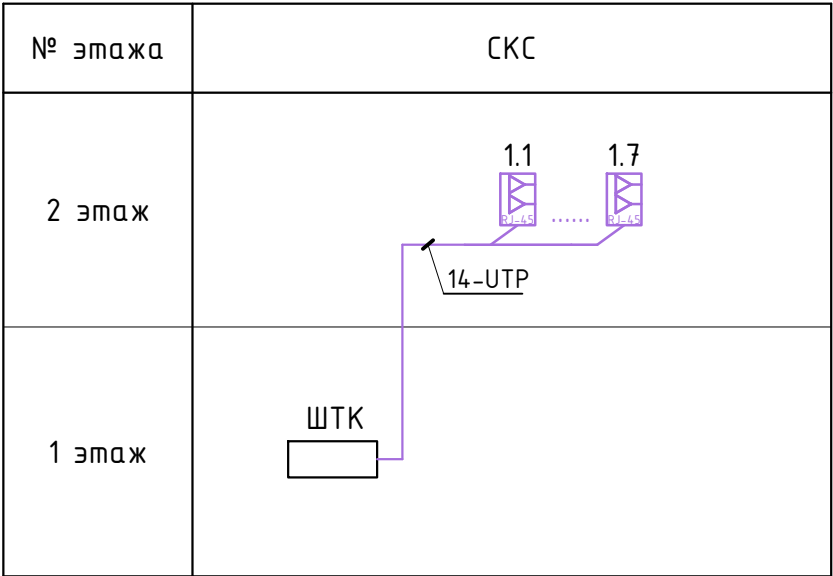


Кабельный журнал СКС

Откуда идет	Куда идет		Длина участка, м	Количество кабелей UTP, шт.	Марка кабеля
	Номер помещения	Номер порта			
Патч-панель коммуникационного шкафа	2	1.1	69	2	UTP4-C5E-SOLID-GY
	2	1.2	67	2	UTP4-C5E-SOLID-GY
	2	1.3	65	2	UTP4-C5E-SOLID-GY
	2	1.4	67	2	UTP4-C5E-SOLID-GY
	2	1.5	69	2	UTP4-C5E-SOLID-GY
	2	1.6	72	2	UTP4-C5E-SOLID-GY
	2	1.7	74	2	UTP4-C5E-SOLID-GY

Потребность кабеля СКС:
1. UTP4-C5E-SOLID-GY - 2x483м.

						04-22-СС					
						Дизайн-проект помещений библиотеки (№16,17), расположенной по адресу: Республика Хакасия, Усть-Абаканский район, с.Вершино-Биджа, ул. 30 лет Победы, 81					
ИЗМ.	КОЛ.УЧ	ЛИСТ	№ ДОК.	ПОДПИСЬ	ДАТА			СТАДИЯ	ЛИСТ	ЛИСТОВ	
ГИП		Шилов			03.22			Р	3		
Проверил		Шилов			03.22						
Разраб.		Андреев			03.22						
Н.Контр.		Шилов			03.22	Структурная схема СКС. Кабельный журнал.		ИП Шилов С.В.			

Инв. № подл.	Подп. и дата	Взам. инв. №	Согласовано

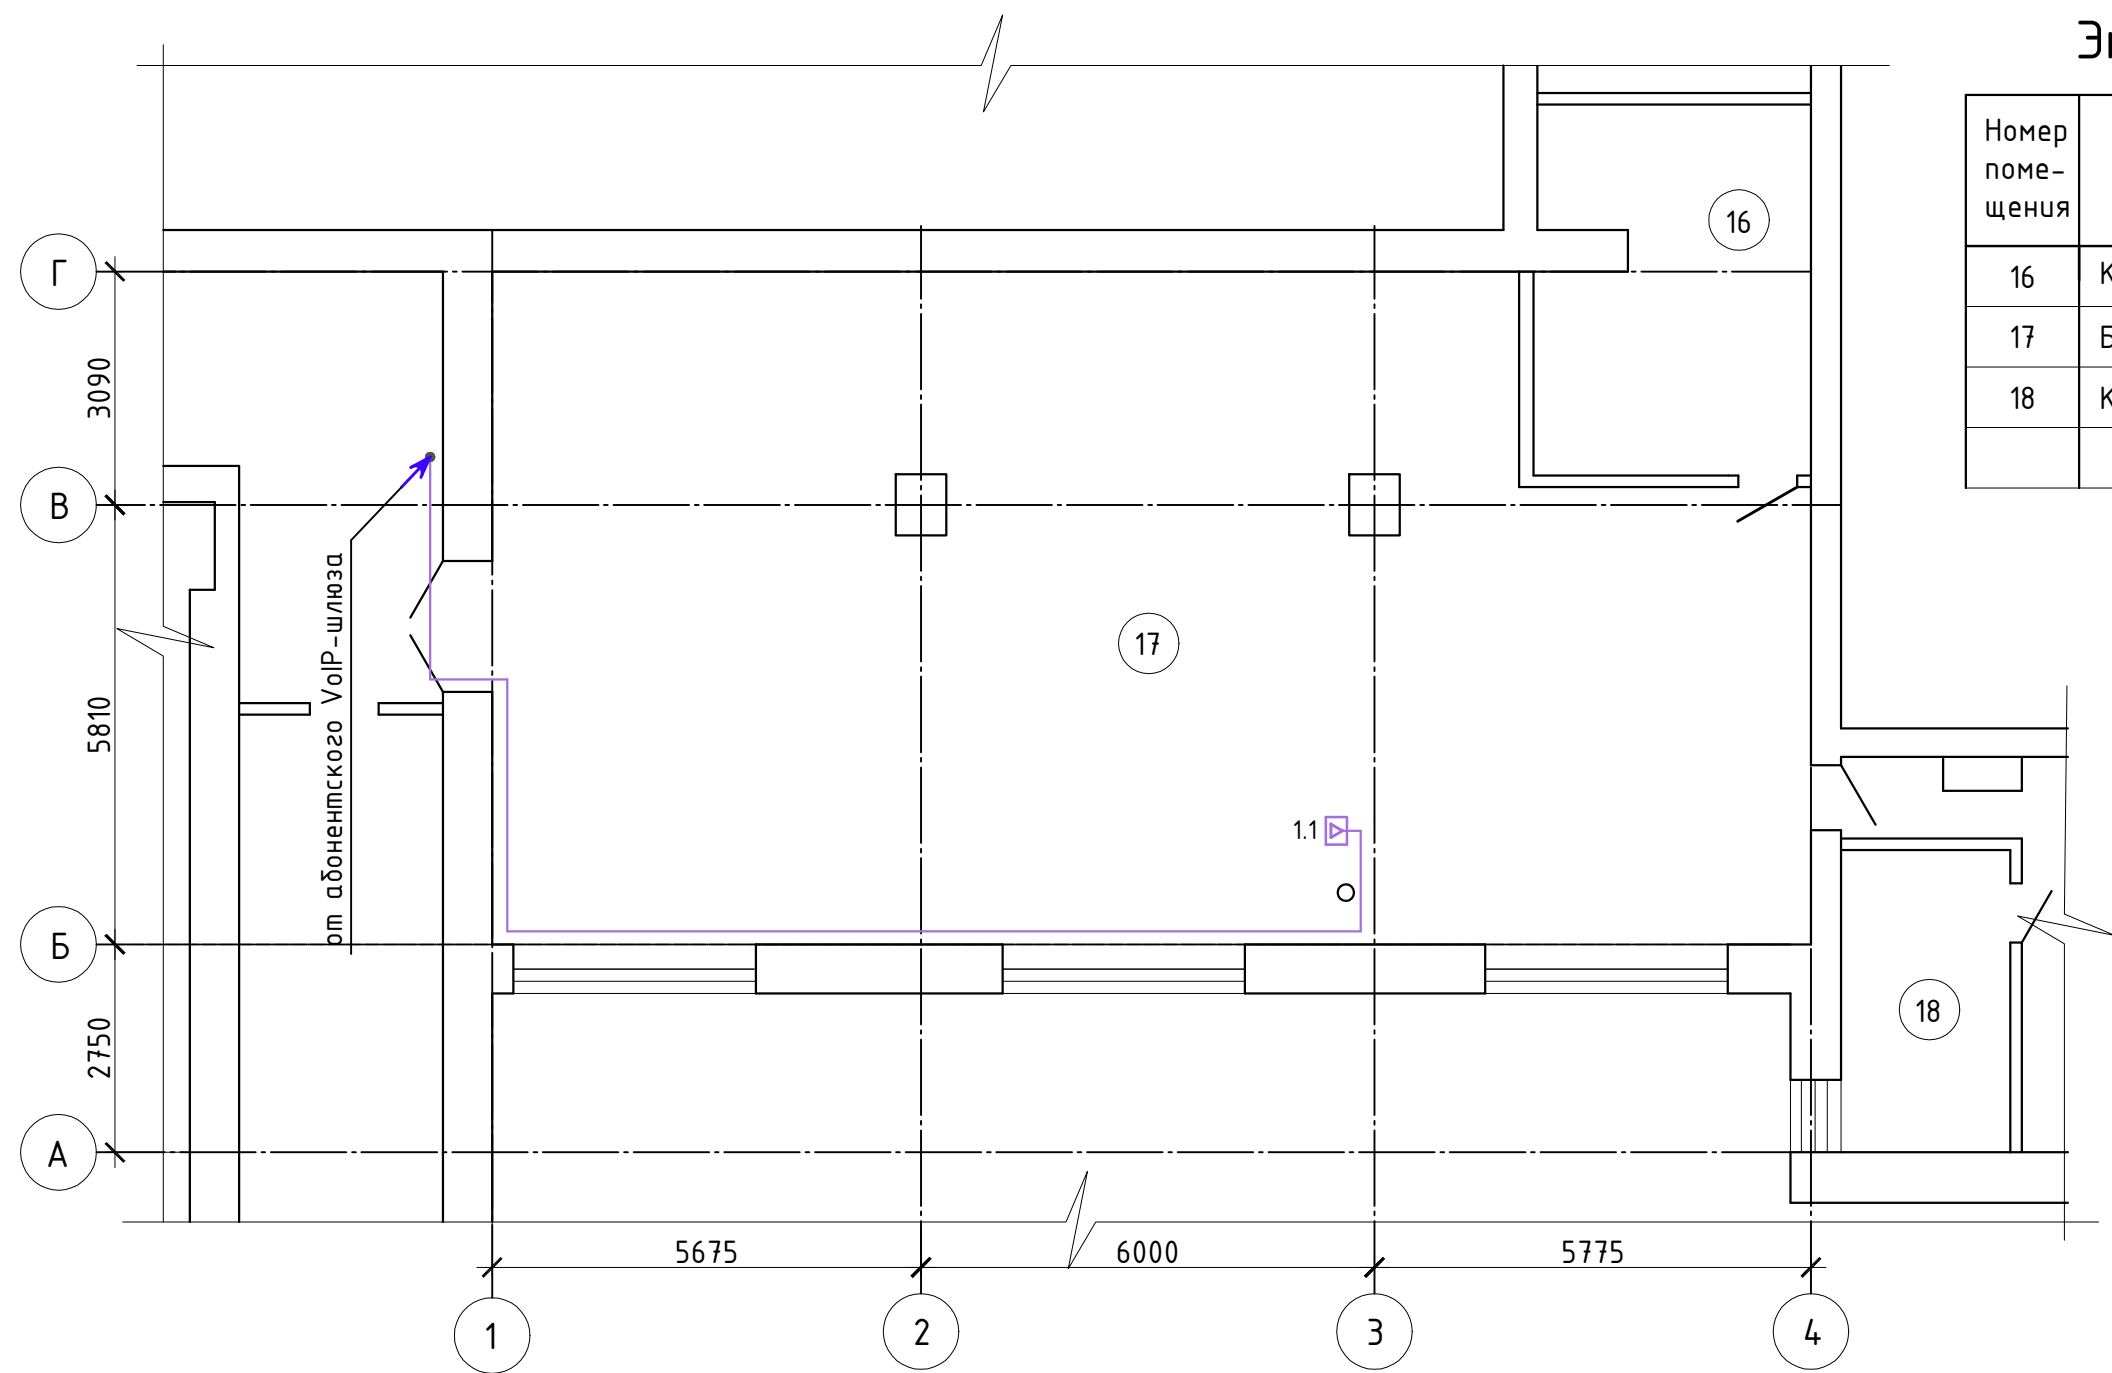

Экспликация помещений

Номер помещения	Наименование	Площадь м ²	Кат. помещения
16	Книгохранилище	16,0	
17	Библиотека	142,0	
18	Кабинет	9,0	
Итого:		167,0	

Примечания

- Розетки 1.1-1.7 установить в лючках.
- Правка кабеля телефонизации осуществляется в кабель-канале 25х25 совместно с сетями СКС.


Условные обозначения

○ - кабель прокладываемый в металлической трубе в полу.

04-22-СС					
Дизайн-проект помещений библиотеки (№16,17), расположенной по адресу: Республика Хакасия, Усть-Абаканский район, с.Вершино-Биджа, ул. 30 лет Победы, 81					
ИЗМ.	КОЛ.УЧ	ЛИСТ	№ ДОК.	ПОДПИСЬ	ДАТА
ГИП	Шилов				03.22
Проверил	Шилов				03.22
Разраб.	Андреев				03.22
Н.Контр.	Шилов				03.22
Телефонизация. План М 1:100.				СТАДИЯ	ЛИСТ
				Р	4
				ИП Шилов С.В.	

Согласовано					
Инв. № подл.	Подп. и дата	Взам. инв. №			

Структурная схема телефонизация

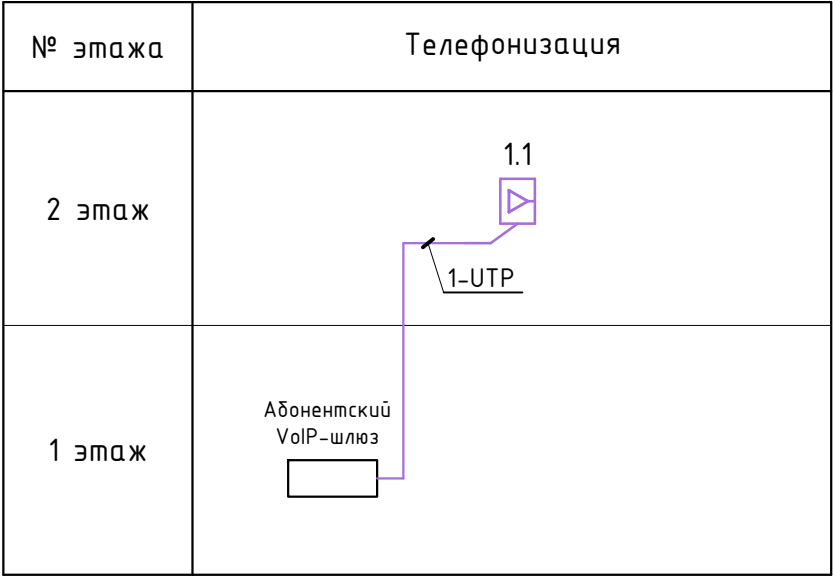

Кабельный журнал телефонизация

Откуда идет	Куда идет		Длина участка, м	Количество кабелей UTP, шт.	Марка кабеля
	Номер помещения	Номер порта			
Абонентский VoIP-шлюз	2	1.1	72	1	UTP4-C5E-SOLID-GY

Потребность кабеля телефонизация:
1. UTP4-C5E-SOLID-GY - 72м.

						04-22-СС		
						Дизайн-проект помещений библиотеки (№16,17), расположенной по адресу: Республика Хакасия, Усть-Абаканский район, с.Вершино-Биджа, ул. 30 лет Победы, 81		
ИЗМ.	КОЛ.УЧ	ЛИСТ	№ ДОК.	ПОДПИСЬ	ДАТА			
ГИП		Шилов			03.22		СТАДИЯ	ЛИСТ
Проверил		Шилов			03.22		Р	5
Разраб.		Андреев			03.22			
Н.Контр.		Шилов			03.22	Структурная схема телефонизации. Кабельный журнал.	ИП Шилов С.В.	

Согласовано

Взам. инв. №

Подп. и дата

Инв. № подл.

Ведомость основных комплектов рабочих чертежей		
Обозначение	Наименование	Примечание
04-22-АС	Архитектурно-строительные решения	
04-22-ДП	Дизайн-проект помещений	
04-22-ЭС	Силовое электрооборудование	
04-22-ОВ	Отопление и вентиляция	
04-22-СС	Сети и связи	
04-22-ПС	Пожарная сигнализация	
04-22-ТХ	Технологические решения	

Ведомость чертежей основного комплекта марки ПС		
лист	Наименование	примечание
1	Общие данные	
2	Структурная схема пожарной сигнализации	
3	Пожарная сигнализация. План М 1:100.	
4	СОУЭ. План М 1:100.	

Ведомость ссылочных и прилагаемых документов		
Обозначение	Наименование	Примечание
	<u>Прилагаемые документы</u>	
04-22-ПС.СО	Спецификация оборудования, изделий и материалов	на 1 листе

Общие указания

Рабочая документация на пожарную безопасность объекта "Дизайн-проект помещений библиотеки (№16,17), расположенной по адресу: Республика Хакасия, Усть-Абаканский район, с.Вершино-Биджа, ул. 30 лет Победы, 81" выполнена на основании технического задания.

Рабочая документация соответствует заданию на проектирование, требованиям действующих технических регламентов, стандартов, сводов правил других документов, содержащих установленные требования.

Рабочая документация разработана в соответствии с требованиями:

- Федеральный закон Российской Федерации от 22 июля 2008 г. № 123-ФЗ "Технический регламент о требованиях пожарной безопасности" (с изменениями на 27 декабря 2018 года);
- "Правила противопожарного режима в Российской Федерации" (утверждены постановлением Правительства Российской Федерации от 16 сентября 2020 года №1479);
- НПБ 105-03 «Определение категорий помещений и зданий по взрывопожарной и пожарной опасности».

- СП 1.13130.2020 "Системы противопожарной защиты. Эвакуационные пути и выходы";
- СП 2.13130.2020 "Системы противопожарной защиты. Обеспечение огнестойкости объектов защиты";
- СП 4.13130.2013 "Системы противопожарной защиты. Ограничение распространения пожара на объектах защиты. Требования к объемно-планировочным и конструктивным решениям" (с Изменением №1);
- СП 8.13130.2020 "Системы противопожарной защиты. Наружное противопожарное водоснабжение. Требования пожарной безопасности";
- СП 12.13130.2009 "Определение категорий помещений, зданий и наружных установок по взрывопожарной и пожарной опасности" (с Изменением №1);
- СП 30.13330.2020 "Внутренний водопровод и канализация зданий. Актуализированная редакция СНиП 2.04.01-85*".

Защите установкой автоматической пожарной сигнализации и системой оповещения людей о пожаре подлежат все помещения объекта.

Система пожарной сигнализации рассчитана на непрерывную круглосуточную работу и предназначена для своевременного обнаружения очага возгорания, оповещения об этом службы охраны; формирования сигналов управления системой оповещения о пожаре, а также выдачи сигнала «Пожар» на пульт ГО МЧС.

В каждом защищаемом помещении установлено не менее 2-х пожарных дымовых аналоговых извещателей типа ИП-212-141. На путях эвакуации возле выходов устанавливаются пожарные извещатели ручного действия типа ИПР 513-ЗМ на высоте 1,5м от уровня пола.

Шлейфы пожарной сигнализации включены на существующий приемно-контрольный прибор, посредством которого выдаются сигналы управления в СОУЭ и сигнал «пожар» на пульт ГО МЧС.

Информация о состоянии системы отображается на ЖК-дисплее пульта. Кроме того, при возникновении аварийной ситуации или при поступлении сигнала «Пожар», пульт издает соответствующие звуковые сигналы.


Шлейфы пожарной сигнализации выполняются проводом КПСнг(А)-FRLS 1х2х0,5мм² открыто в кабель-канале по стенам и по потолку.

Для оповещения о пожаре предусмотрены звуковые оповещатели Флейта-12В исп.1. Для обозначения эвакуационного пути используется световой указатель Молния12СН "Выход". Питание оповещателей выполняется кабелем КПСнг(А)-FRLS 1х2х0,5мм². Звуковой оповещатель не должен иметь регуляторов громкости и должен подключаться к сети без разъёмных устройств.

Согласно ПУЭ, установки пожарной сигнализации в части обеспечения электроэнергией отнесены к электроприемникам первой категории.

						04-22-ПС				
						Дизайн-проект помещений библиотеки (№16,17), расположенной по адресу: Республика Хакасия, Усть-Абаканский район, с.Вершино-Биджа, ул. 30 лет Победы, 81				
ИЗМ.	КОЛ.УЧ	ЛИСТ	№ ДОК.	ПОДПИСЬ	ДАТА					
ГИП		Шилов			03.22			СТАДИЯ	ЛИСТ	ЛИСТОВ
Проверил		Шилов			03.22			Р	1	4
Разраб.		Андреев			03.22					
						Общие данные		ИП Шилов С.В.		
Н.Контр.		Шилов			03.22					

Структурная схема пожарной сигнализации

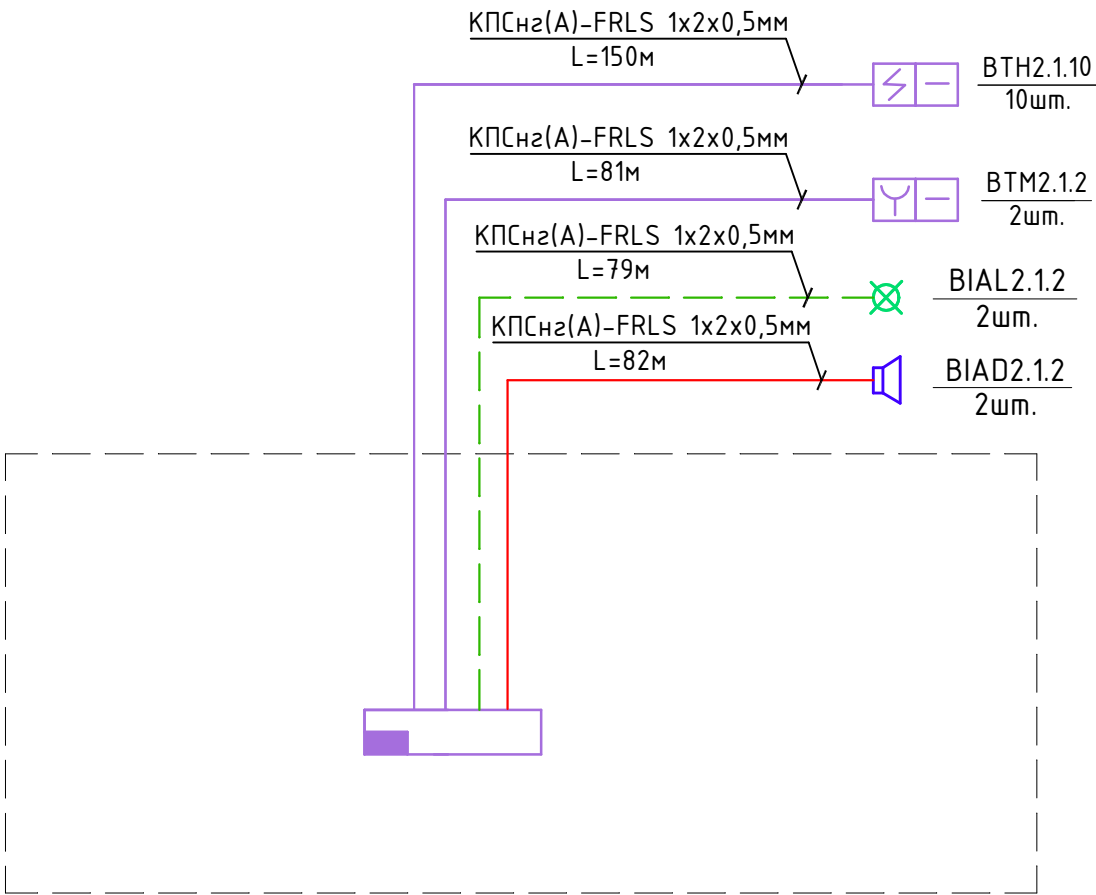


Условные обозначения

Обознач. на плане	Наименование
	Прибор приёмно-контрольный
	Извещатель пожарный дымовой ИП 212-141
	Извещатель пожарный ручной ИПР-513-3М
	Оповещатель звуковой Флейта-12В исп.1
	Оповещатель световой Молния12СН "Выход"
	Оконечное устройство шлейфа
	Кабель КПСнз(А)-FRLS 1x2x0,5мм (ПС)
	Кабель КПСнз(А)-FRLS 1x2x0,5мм (СОУЭ)
	Кабель КПСнз(А)-FRLS 1x2x0,5мм (СОУЭ)

Согласовано					
Инв. № подл.	Подп. и дата	Взам. инв. №			

						04-22-ПС		
						Дизайн-проект помещений библиотеки (№16,17), расположенной по адресу: Республика Хакасия, Усть-Абаканский район, с.Вершино-Биджа, ул. 30 лет Победы, 81		
ИЗМ.	КОЛ.УЧ	ЛИСТ	№ ДОК.	ПОДПИСЬ	ДАТА		СТАДИЯ	ЛИСТ
ГИП		Шилов			03.22			ЛИСТОВ
Проверил		Шилов			03.22		Р	2
Разраб.		Андреев			03.22			
Н.Контр.		Шилов			03.22	Структурная схема пожарной сигнализации	ИП Шилов С.В.	

Инв. № подл.	Подп. и дата	Взам. инв. №	Согласовано

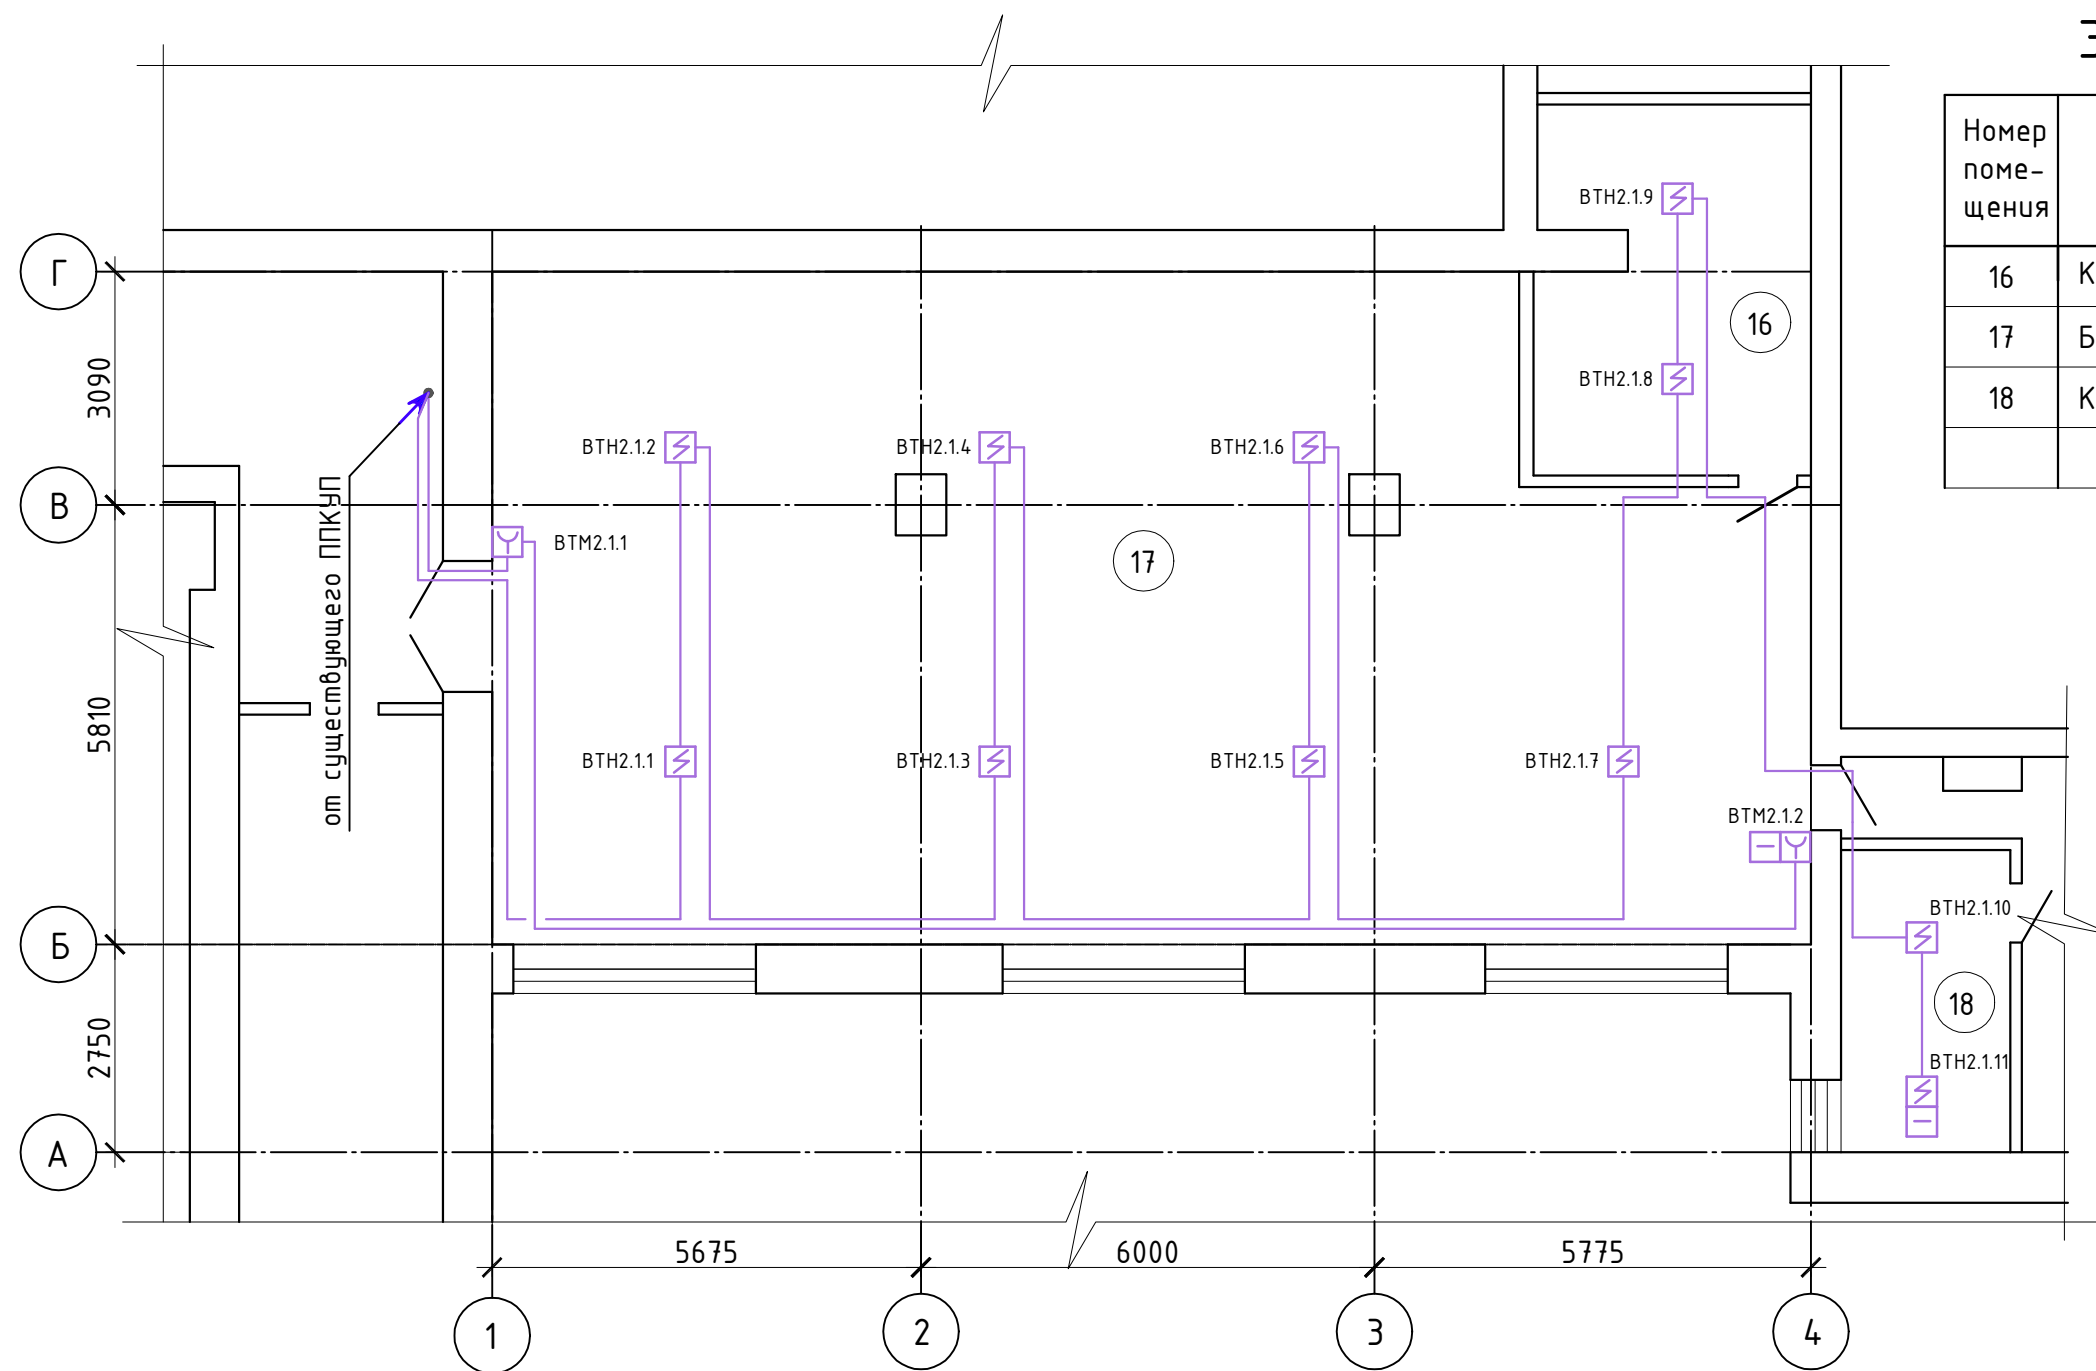

Экспликация помещений


Номер помещения	Наименование	Площадь м²	Кат. помещения
16	Книгохранилище	16,0	
17	Библиотека	142,0	
18	Кабинет	9,0	
Итого:		167,0	

Примечания

- ВТН2.1.1 – пожарный извещатель дымовой, номер этажа, номер контролируемой зоны, номер по порядку.
- ВТМ2.1.1 – пожарный извещатель ручной, номер этажа, номер контролируемой зоны, номер по порядку.

						04-22-ПС				
						Дизайн-проект помещений библиотеки (№16,17), расположенной по адресу: Республика Хакасия, Усть-Абаканский район, с.Вершино-Биджа, ул. 30 лет Победы, 81				
ИЗМ.	КОЛ.УЧ	ЛИСТ	№ ДОК.	ПОДПИСЬ	ДАТА					
ГИП		Шилов			03.22			СТАДИЯ	ЛИСТ	ЛИСТОВ
Проверил		Шилов			03.22			Р	3	
Разраб.		Андреев			03.22					
Н.Контр.		Шилов			03.22	Пожарная сигнализация. План М 1:100.		ИП Шилов С.В.		

Инв. № подл.	Подп. и дата	Взам. инв. №	Согласовано

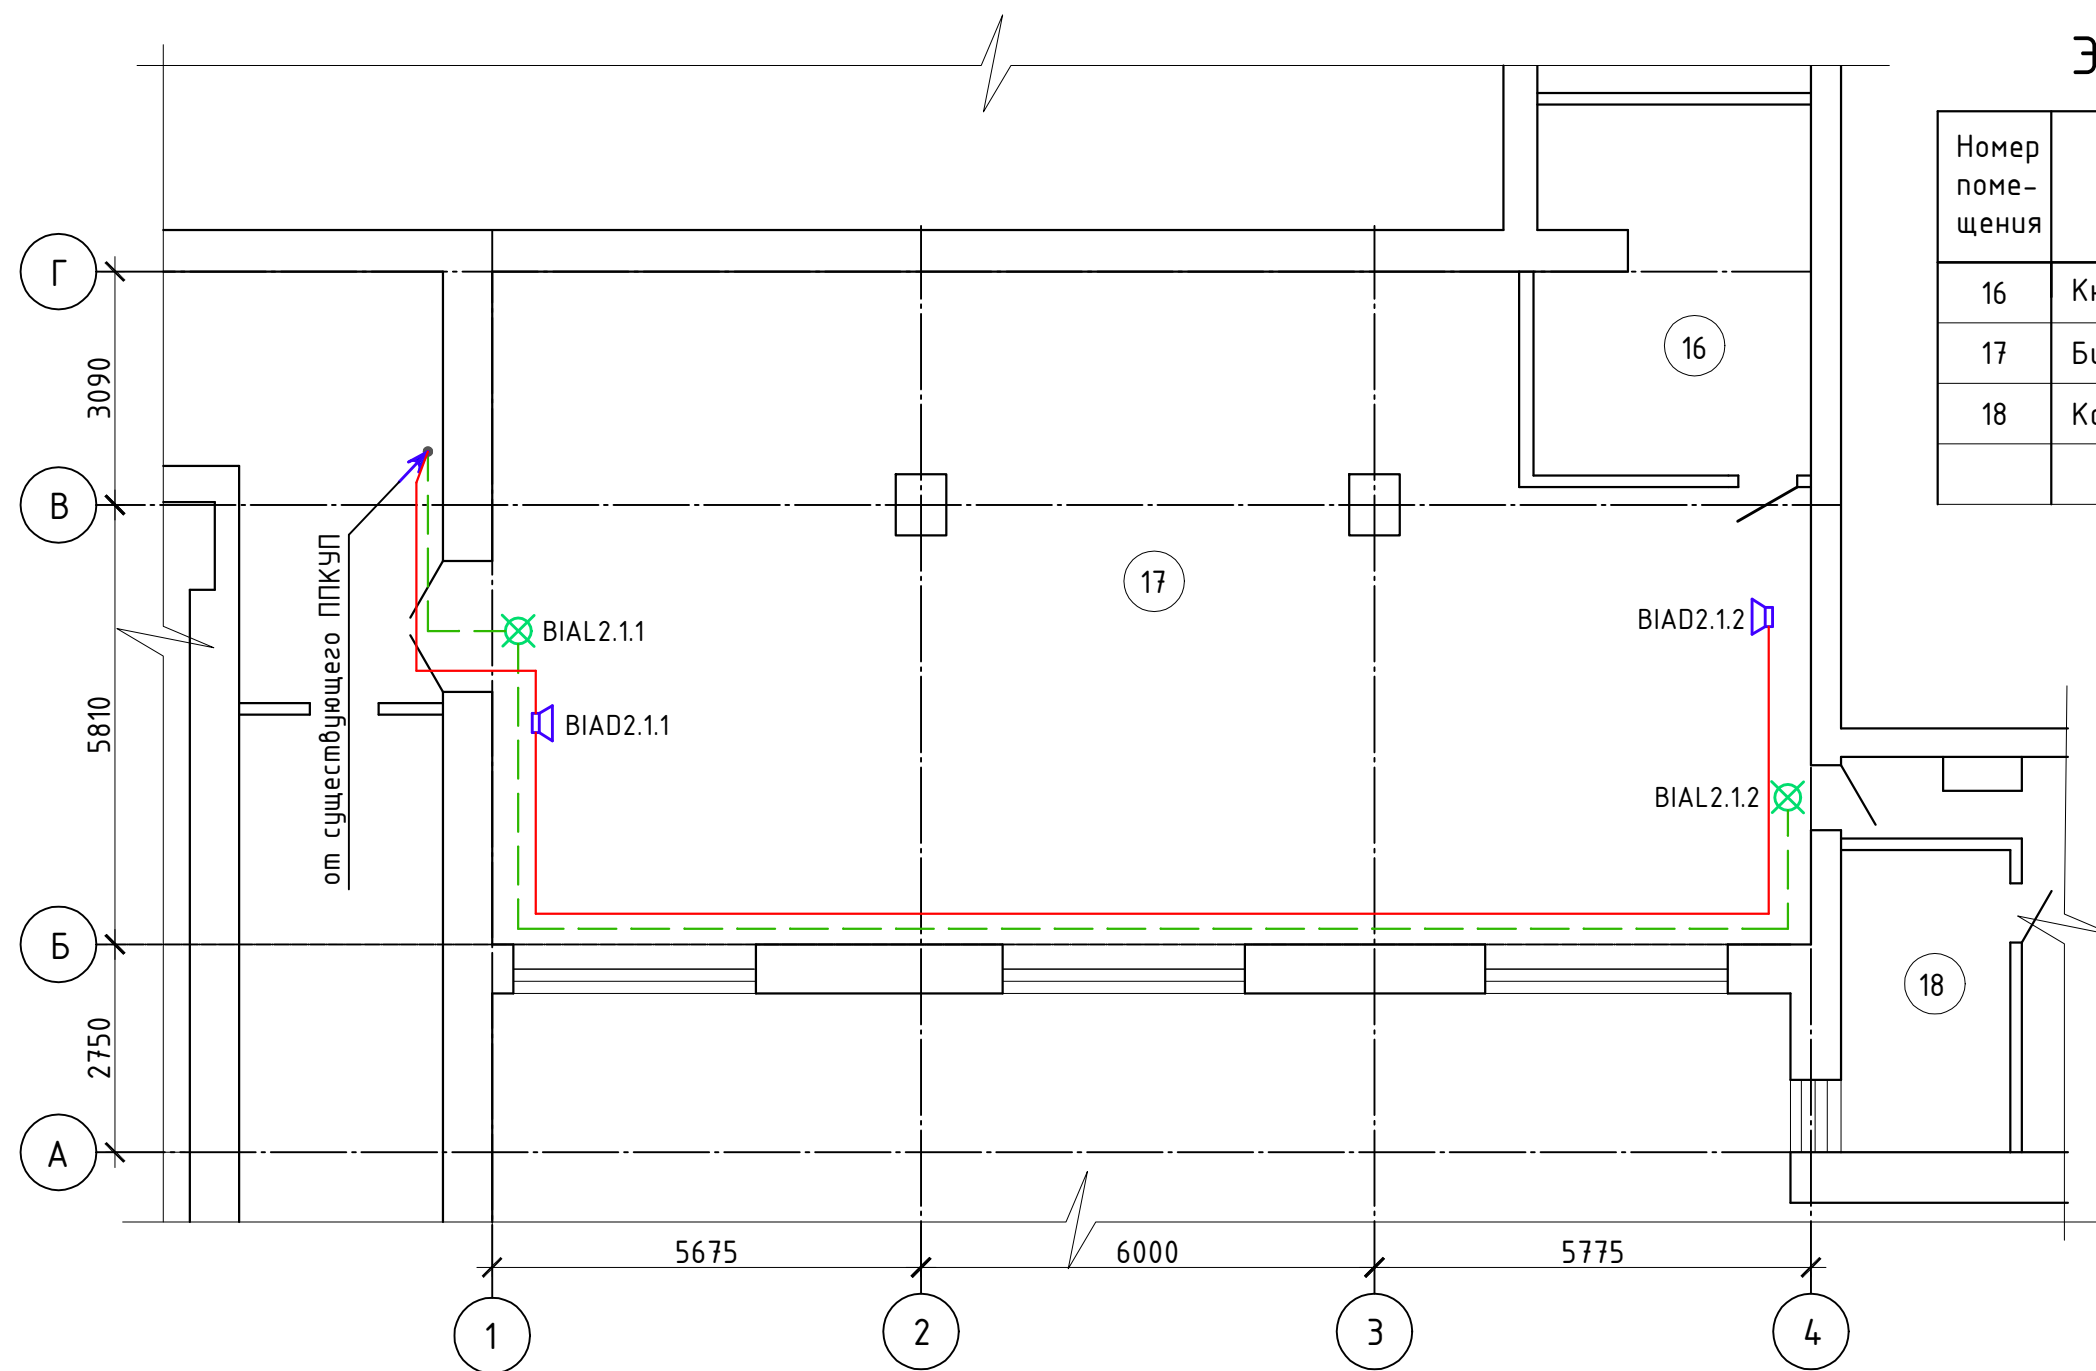

Экспликация помещений

Номер помещения	Наименование	Площадь м ²	Кат. помещения
16	Книгохранилище	16,0	
17	Библиотека	142,0	
18	Кабинет	9,0	
Итого:		167,0	

Примечания

1. BIAL2.1.1 – оповещатель световой, номер этажа, номер контролируемой зоны, номер по порядку.
2. BIAD2.1.1 – оповещатель звуковой, номер этажа, номер контролируемой зоны, номер по порядку.

						04-22-ПС			
						Дизайн-проект помещений библиотеки (№16,17), расположенной по адресу: Республика Хакасия, Усть-Абаканский район, с.Вершино-Биджа, ул. 30 лет Победы, 81			
ИЗМ.	КОЛ.УЧ.	ЛИСТ	№ ДОК.	ПОДПИСЬ	ДАТА				
ГИП		Шилов			03.22	СТАДИЯ		ЛИСТ	ЛИСТОВ
Проверил		Шилов			03.22	Р		4	
Разраб.		Андреев			03.22				
Н.Контр.		Шилов			03.22	СОУЭ. План М 1:100.		ИП Шилов С.В.	

**Дефектная
ведомость №**

Дефектная ведомость на демонтаж оборудования.
" Дизайн-проект помещений библиотеки (№16,17), расположенной по адресу: Республика
Хакасия, Усть-Абаканский район, с.Вершино-Биджа, ул. 30 лет Победы, 81»

№ п/ п	Наименование работ	Ед.из м.	Кол-во	Примечание
1	2	3	4	5
Демонтаж электрооборудования				
1	Демонтаж пожарных извещателей	шт.	8	
2	Демонтаж кабеля	шт.	200	

Выполнил _____ Андреев Д.С.

Инв. № подл.	Подп. и дата	Взам. инв. №	Согласовано			

Обозначение	Наименование	Примечание
04-22-АС	Архитектурно-строительные решения	
04-22-ДП	Дизайн-проект помещений	
04-22-ЭС	Силовое электрооборудование	
04-22-ОВ	Отопление и вентиляция	
04-22-СС	Сети и связи	
04-22-ПС	Пожарная сигнализация	
04-22-ТХ	Технологические решения	

Лист	Наименование	Примечание
1-2	Общие данные	
3	Схема расстановки технологического оборудования	
4	Односторонние и двухсторонние стеллажи; Книжный стеллаж на колесах «Волна»	
5	Программно-аппаратный комплекс; Стеллаж с цветными ячейками- сотами; Информационный киоск	

Обозначение	Наименование	Примечание
	<u>Прилагаемые документы</u>	
04-22-ТХ.СО	Спецификация оборудования, изделий и материалов	

Рабочая документация "Дизайн-проект помещений библиотеки (№16,17), расположенной по адресу: Республика Хакасия, Усть-Абаканский район, с.Вершино-Буджа, ул. 30 лет Победы, 81" выполнена на основании технического задания №04-22.

Рабочая документация соответствует заданию на проектирование, выданным техническим условиям, требованиям действующих технических регламентов, стандартов, сводов правил, других документов, содержащих установленные требования.

В здании расположены следующие помещения:

- Книгохранилище;
- Библиотека;
- Кабинет;

Для хранения книг предусмотрено помещение с искусственным освещением. Помещение книгохранилища оборудовано металлическими стеллажами. Между рядами стеллажей предусмотрены проходы, для персонала библиотеки, шириной 660–1360 мм. В помещении для хранения книг предусмотрено 1 рабочее место.

Библиотека представляет зонированное помещение. Предусмотрена зона с односторонним и двусторонними стеллажами для хранения книг. Между рядами стеллажей предусмотрены проходы шириной 1000 мм. Помещение читального зала оборудовано необходимым набором мебели (столы, стулья, каталожные модули, стеллажи).

Помещение общего доступа к информации предназначено для получения необходимой информации посетителям библиотеки. Помещение оборудовано компьютерной техникой и необходимым набором мебели.

Предусмотрена зона для выдачи книг посетителям с 2 рабочими местами. Для свободного чтения в зале предусмотрен книжный стеллаж «Волна» с местом для чтения и отдыха.

Кабинет представляет из себя рабочую мастерскую, оборудованную необходимым набором мебели (столы, стулья, демонстрационные стеллажи для поделок).

Уборка помещений осуществляется штатным сотрудником.

Максимальное количество посетителей – 25 человек.

Максимальное количество работников – 4 человека.

						04-22-ТХ				
						Дизайн-проект помещений библиотеки (№16,17), расположенной по адресу: Республика Хакасия, Усть-Абаканский район, с.Вершино-Биджа, ул. 30 лет Победы, 81				
ИЗМ.	КОЛ.УЧ.	ЛИСТ	№ ДОК.	ПОДПИСЬ	ДАТА					
ГИП		Шилов			03.22			СТАДИЯ	ЛИСТ	ЛИСТОВ
Проверил		Шилов			03.22			Р	1	
Разраб.		Пискунова			03.22					
Н.Контр.		Шилов			03.22	Общие данные (начало)		ИП Шилов С.В.		

Согласовано			
Инв. № подл.	Подп. и дата	Взам. инв. №	

Технологический процесс и оборудоване.

В настоящее время технологический процесс обслуживания характеризуется как последовательность действий библиотекаря или коллектива библиотеки над предметом труда, направленных на предоставление читателю определенной услуги.

Технологический процесс предоставления документа из подсобного фонда библиотеки для работы в читальном зале представляет собой:

- прием запроса в устной форме;
- подбор документа в фонде и передача его в читальный зал;
- выдача документа читателю;
- прием документа от читателя и организация его временного хранения;
- передача документа в фонд, расстановка документа в фонде.

Мероприятия по защите от грызунов и синантропных членистоногих

При строительстве здания необходимо предусмотреть следующие меры препятствующие размножению и расселению синантропных членистоногих, а так же мероприятия по защите от возможного проникновения грызунов (согласно СП 3.5.3.1129-02, СанПиН 3.5.2.1376-03):

- Отверстия округ технических вводов, щели в полу, между перегородками, полом и потолком необходимо тщательно заделать с использованием металлической сетки.
 - Вентиляционные решетки закрыть металлической сеткой с ячейками не более 0.25х0.25 см.
 - Для предупреждения появления тараканов применять средства разрешенные органами санэпиднадзора. В случае появления насекомых или грызунов, следует пригласить для дезинфекции и дератизации представителей органов санитарно-эпидемиологической службы.
 - В летнее время для защиты от мух завешивать оконные и дверные проемы сеткой.
 - Для защиты помещений от проникновения грызунов установить на наружные двери доводчики.
 - Для изготовления порогов и нижней части двери на высоту не менее 50 сантиметров использовать материалы устойчивые к повреждениям грызунами.
 - Для борьбы с насекомыми и грызунами используются современные и эффективные средства, разрешенные для применения на территории Российской Федерации в установленном порядке такие, как отпугивающие приборы (ультразвуковые и электрические).
- Мероприятия по дезинсекции и дератизации проводятся постоянно и регулярно в установленном порядке. Методика, кратность и условия проведения дезинсекционных и дератизационных работ регламентируется гигиеническими требованиями, предъявляемыми к проведению дезинфекционных, дератизационных и дезинсекционных работ.
- Меры препятствующие размножению и расселению синантропных членистоногих:
- поддержание в исправном состоянии цементной стяжки пола и отмостки.

Мероприятия по защите от шума

1. Уровень шума не должен превышать 40 дБА
2. Уровень вибрации не должен превышать допустимое значение.
3. Эксплуатация оборудования в режиме указанном в паспорте завода-изготовителя.
4. Своевременное устранение неисправностей увеличивающих шум при работе оборудования.

Удаление бытовых отходов

Удаление бытовых отходов осуществляется в металлические контейнеры расположенные на специальной площадке с бетонным покрытием. Площадка огорожена и имеет подъездные пути для опорожнения баков, вывоз отходов производится ежедневно. Площадка расположена на расстоянии 20 м от здания согласно СанПин 2.1.2.2645-10.

Охрана труда

Охрана труда персонала предусматривает создание комфортного микроклимата в помещениях, нормативной освещенности на рабочих местах.


Продолжительность обеденного перерыва определяется действующим законодательством о труде и Правилами внутреннего трудового распорядка образовательной организации.

						04-22-ТХ		
						Дизайн-проект помещений библиотеки (№16,17), расположенной по адресу: Республика Хакасия, Усть-Абаканский район, с.Вершино-Биджа, ул. 30 лет Победы, 81		
ИЗМ.	КОЛ.УЧ.	ЛИСТ	№ ДОК.	ПОДПИСЬ	ДАТА			
ГИП		Шилов			03.22		СТАДИЯ	ЛИСТ
Проверил		Шилов			03.22		Р	2
Разраб.		Пискунова			03.22			
						Общие данные (окончание)	ИП Шилов С.В.	
Н.Контр.		Шилов			03.22			

Схема расстановки технологического оборудования

Экспликация помещений

Номер помещения	Наименование	Площадь м²	Кат. помещения
16	Книгохранилище	16,0	
17	Библиотека	142,0	
18	Кабинет	9,0	
	Итого:	167,0	

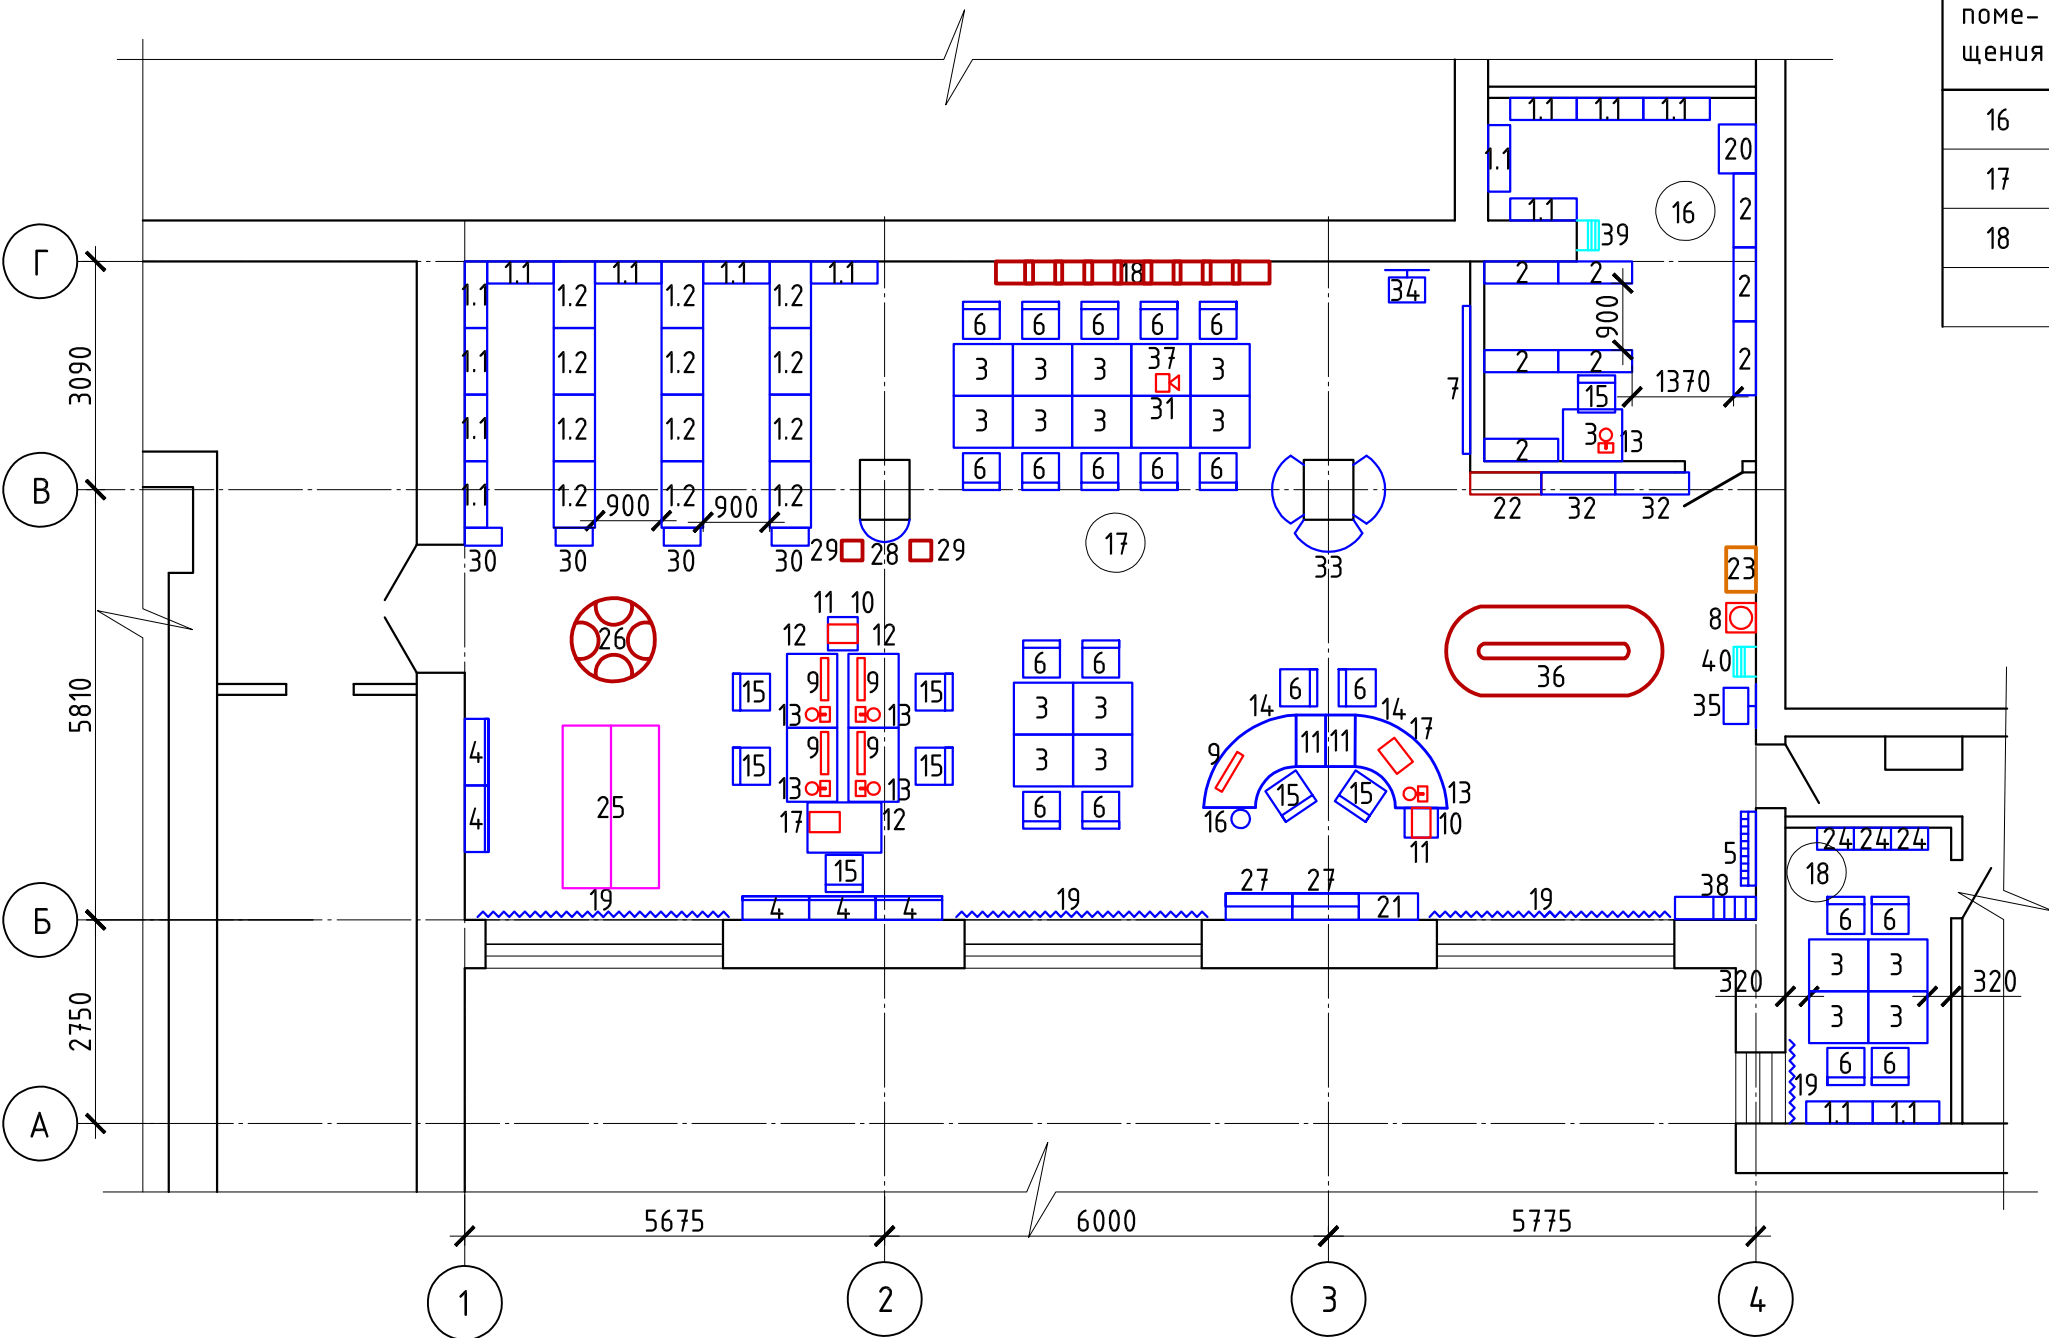

Согласовано

Инв. № подл. Подп. и дата. Взам. инв. №

						04-22-ТХ		
						Дизайн-проект помещений библиотеки (№16,17), расположенной по адресу: Республика Хакасия, Усть-Абаканский район, с.Вершино-Биджа, ул. 30 лет Победы, 81		
ИЗМ.	КОЛ.УЧ.	ЛИСТ	№ ДОК.	ПОДПИСЬ	ДАТА		СТАДИЯ	ЛИСТ
ГИП		Шилов			03.22		Р	З
Проверил		Шилов			03.22			
Разраб.		Пискунова			03.22	Схема расстановки технологического оборудования	ИП Шилов С.В.	
Н.Контр.		Шилов			03.22			

Согласовано					
Инв. № подл.	Подп.	и дата	Взам. инв.	№	

Односторонние и двухсторонние стеллажи

Стеллажи (поз. 1, 30) предназначены для хранения книг



Книжный стеллаж на колесах «Волна»

Мобильные стеллажи (поз. 25) со встроенными посадочными местами прекрасно подходят для разбивки зала на отдельные зоны.



Диван круглый «Крест» на 4 человека

Диван (поз.26) занимает мало места, но позволяет комфортно разместить 4-х отдельно сидящих читателей на малом пространстве, по сравнению с 4-мя отдельными креслами



Стеллаж книжный под колонну

Стеллаж под книги индивидуального изготовления под колонну (поз.33)



Стеллажи для газет и журналов

Шкаф для газет (поз. 32) с выдвижными ящиками (9 ящиков)

Шкаф для журналов на 8 ячеек (поз.22) с дверцами



						04-22-ТХ		
						Дизайн-проект помещений библиотеки (№16,17), расположенной по адресу: Республика Хакасия, Усть-Абаканский район, с.Вершино-Биджа, ул. 30 лет Победы, 81		
ИЗМ.	КОЛ.УЧ	ЛИСТ	№ ДОК.	ПОДПИСЬ	ДАТА		СТАДИЯ	ЛИСТ
ГИП		Шилов			03.22			ЛИСТОВ
Проверил		Шилов			03.22		Р	4
Разраб.		Пискунова			03.22			
Н.Контр.		Шилов			03.22	Односторонние и двухсторонние стеллажи; Книжный стеллаж на колесах «Волна»	ИП Шилов С.В.	

Вешалка групповая

Вешалка групповая (поз. 5)
индивидуального изготовления на
металлическом каркасе на 30 вещей



Программно-аппаратный комплекс

В зависимости от набора встроенных программ,
интерактивную панель (поз.34) можно
использовать для: игровых обучающих занятий,
презентаций, вебинаров, мастер-классов и тд.




Мягкие модули для сидения

Комплекс из мягких цветных модулей
для сидения (поз. 36)



Стеллаж с цветными ячейками- сотами (поз.18)

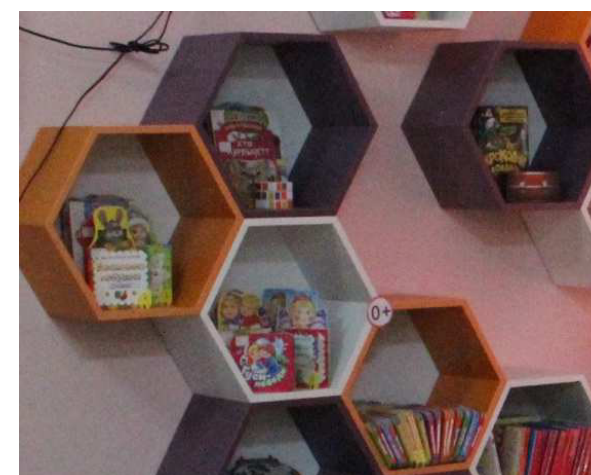

Группа для свободного чтения

Мягкие модули для сидения (поз.28) и
стол "Парабола" (поз. 29) создают
группу для свободного чтения



Информационный киоск

Информационный киоск UTSInfo Invite 43
(поз. 35), оснащенный мощным
мультимедийным компьютером, способен
справиться с самыми разными задачами.



Пуф со стеллажом

Пуф со стеллажом расположенный во
входной группе (поз. 38)



Согласовано

Инв. № подл. Подп. и дата. Взам. инв. №

						04-22-ТХ		
						Дизайн-проект помещений библиотеки (№16,17), расположенной по адресу: Республика Хакасия, Усть-Абаканский район, с.Вершино-Биджа, ул. 30 лет Победы, 81		
ИЗМ.	КОЛ.УЧ	ЛИСТ	№ ДОК.	ПОДПИСЬ	ДАТА		СТАДИЯ	ЛИСТ
ГИП		Шилов			03.22		Р	5
Проверил		Шилов			03.22			
Разраб.		Пискунова			03.22			
Н.Контр.		Шилов			03.22	Программно-аппаратный комплекс; Стеллаж с цветными ячейками- сотами; Информационный киоск	ИП Шилов С.В.	

				Позиция	Наименование и техническая характеристика (bхlхh, мм)	Тип, марка, обозначение документа, опросного листа	Код оборудования, изделия, материала	Завод изготовитель	Единица измерения	Количество	Масса единицы, кг	Примечание	
				1	2	3	4	5	6	7	8	9	
Согласовано:				1.1	Библиотечные односторонние книжные стеллажи (дсп) 900х300х2090 мм (6 полок)	Б04.241		Радуга-Лук	шт.	15			
				1.2	Библиотечные двухсторонние книжные стеллажи (дсп) 900х560х2090 мм (6 полок)	Б04.243		Радуга-Лук	шт.	12			
				2	Стеллаж архивный на металлокаркасе 1000х300х2500 мм (5 полок)	Индивид. изготовление		Радуга-Лук	шт.	8			
				3	Стол прямой 1-но местный (ЛДСП 16) 800х700х750 мм	Б01.369		Радуга-Лук	шт.	18			
				4	Стеллаж выставочный 4 полки застекленный 900х308х2090	Б08.098		Радуга-Лук	шт.	5			
				5	Вешалка групповая 1000х200х1800 мм	Индивид. изготовление			шт.	1			
				6	Стул складной	Арт. 903.608.80		IKEA	шт.	20			
				7	Экран для проектора 2000х2500 мм	DEXP WM-120		DNS Техно Point	шт.	1			
				8	Кулер Hot Frost; 420Вт; 220В	Арт. 118		КрасКулер	шт.	1			
				9	Системный блок Lenovo IdeaCentre K330; 200Вт; 220В	Арт. 71421965		Эльдорадо	шт.	5			
					Монитор Samsung; 23Вт; 220В	S24D300H "R"		Эльдорадо	шт.	5			
					Клавиатура + мышь A4TECH	9300F		Эльдорадо	шт.	5			
					Компьютерная колонка LOGITECH LAPTOP SPEAKER	Z205		Эльдорадо	шт.	5			
					Источник бесперебойного питания IPPON 364х139х195 мм; 1,4кВт 220В	Smart Power PRO II 1200		Эльдорадо	шт.	5			
					Сетевой фильтр Defender ES 1.8	99484		Эльдорадо	шт.	5			
				10	МФУ SAMSUNG C430 200Вт; 220В	Арт. 71369967		Эльдорадо	шт.	2			
				11	Тумба три ящика с замком 400х450х540 мм	Арт. 41. 61P		Аксиома	шт.	4			
				12	Стол компьютерный 1000х680х750 мм	Индивид. изготовление		Радуга-Лук	шт.	5			
				13	Лампа настольная; 27Вт; 220В	Арт. 400.639.86		IKEA	шт.	6			
				14	Библиотечная кафедра серии "Каскад" 1250х1250х750 мм	Б06.318.02		Радуга-Лук	шт.	2			
15	Стул полумягкий	Стандарт 1		Аксиома	шт.	8							
Взам. инв. №	16	Ведро с крышкой 5 л	Арт. 277567		ООО Канцлер	шт.	1						
	17	Ноутбук ASUS 235х360х20 мм; 100Вт; 220В	R565JA-BR594T		Эльдорадо	шт.	2						
	18	Стеллаж с цветными ячейками- сотами (16 ячеек)	Индивид. изготовление		Радуга-Лук	шт.	1						
Подп. и дата	19	Вертикальные жалюзи (S=25,44 м²)	Барбара		Строй-лайф	шт.	3						
	20	Шкаф уборочного инвентаря 500х400х1750 мм	ШУ-500		Московский завод металлической мебели	шт.	1						
Инв. № подл.													

						04-22-TX.CO					
Изм.	кол.уч	лист	№ док	подпись	дата	Спецификация оборудования, изделий и материалов			стадия	лист	листов
ГИП		Шилов			03.22				P	1	2
Проверил		Шилов			03.22				ИП Шилов С.В.		
Разраб.		Пискунова			03.22						
Н. контр.		Шилов			03.22						

				Позиция	Наименование и техническая характеристика (bхlхh, мм)	Тип, марка, обозначение документа, опросного листа	Код оборудования, изделия, материала	Завод изготовитель	Единица измерения	Коли- чество	Масса единицы, кг	Примечание			
				1	2	3	4	5	6	7	8	9			
	21	Шкаф двупольный 800х360х2090 мм				Б03.314		Радуга-Лук	шт.	1					
	22	Шкаф для журналов на 10 ячеек, нижний раз с дверками				Индивид. изготовление		Радуга-Лук	шт.	1					
	23	Шкаф формулярный 16 ящиков на тумбе				Б12.114		Радуга-Лук	шт.	1					
		Ящик формулярный ДСП 146х468х206				ЯШФ 1.1		Радуга-Лук	шт.	16					
	24	Напольный выставочный витраж				Индивид. изготовление		Радуга-Лук	шт.	3					
	25	Книжный стеллаж на колесах «Волна» с местом для чтения и отдыха				Индивид. изготовление		Радуга-Лук	шт.	1					
	26	Диван круглый «Крест» на 4 человека				Индивид. изготовление		Радуга-Лук	шт.	1					
	27	Шкаф для документов 900х360х2090 мм				Б03.267		Радуга-Лук	шт.	2					
	28	Стол “Парабола”				Индивид. изготовление		Радуга-Лук	шт.	1					
	29	Мягкие модули для сидения				Индивид. изготовление		Радуга-Лук	шт.	2					
	30	Стеллаж выставочный с наклонными полками				Индивид. изготовление		Радуга-Лук	шт.	4					
	31	Проектор Асег черный				X1323WHP		DNS Техно Point	шт.	1					
32	Шкаф для газет с выдвижными ящиками (9 ящиков)				Индивид. изготовление		Радуга-Лук	шт.	2						
Согласовано:				33	Стеллаж книжный под колонну					Индивид. изготовление	шт.	1			
				34	Программно-аппаратный комплекс				UTSFly 55		000 “Универсальные терминал системы	шт.	1		
				35	Информационный киоск				UTSInfo Invite 43		000 “Универсальные терминал системы	шт.	1		
				36	Мягкие модули для сидения 2500х1200х800				Индивид. изготовление		Радуга-Лук	шт.	1		
				37	Крепление для проектора				DEXP PM-90B		DNS Техно Point	шт.	1		
				38	Пуф 500х300х450 мм со стеллажом 500х300х450мм				Индивид. изготовление		Радуга-Лук	шт.	1		
				39	Стремянка складная Aris Biblio 5 ступеней						000 «Драбест рус»	шт.	1		
				40	Гусеничный подъемник для инвалидов				Барс УГП-130		000 «РИБУТ»	шт.	1		
		Взам. инв. №													
		Подп. и дата													
	Инв. № подл.														
											Лист				
												2			